


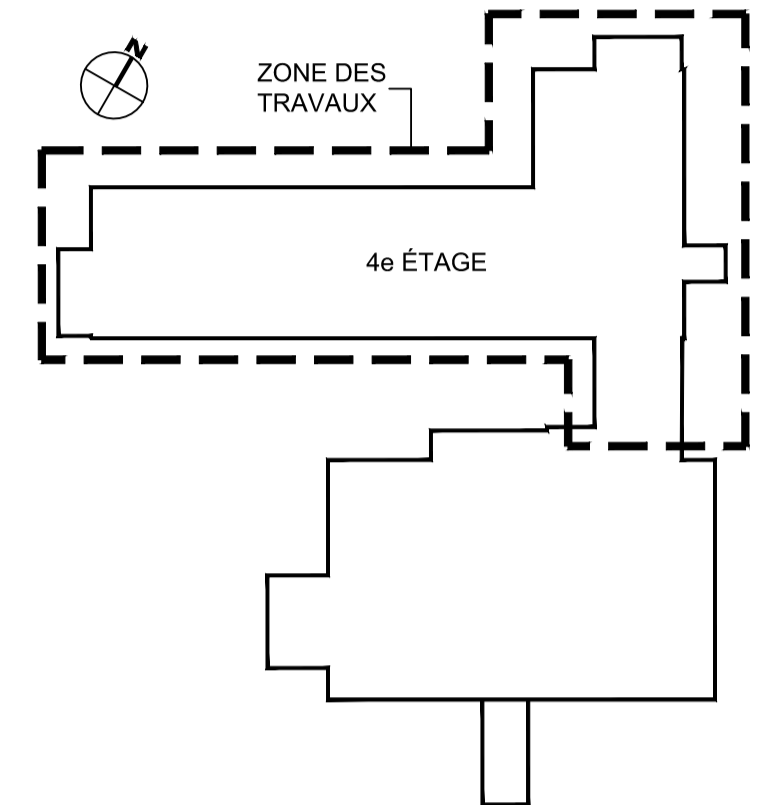

RÉAMÉNAGEMENT ET RÉFECTION DE L'UNITÉ DE SOINS DU 4e ÉTAGE - CENTRE D'HÉBERGEMENT LA PINIÈRE

LISTE DES DESSINS EN MÉCANIQUE

M000	PAGE FRONTISPICE	M008	MULTIDISCIPLINAIRE - TOIT - DÉMOLITION
M001	LÉGENDE, TABLEAUX MÉCANIQUES ET DIAGRAMMES DE CONTRÔLES	M009	MULTIDISCIPLINAIRE - TOIT - MODIFIÉ
M002	PROTECTION INCENDIE - NIVEAU 4 - DÉMOLITION		
M003	PROTECTION INCENDIE - NIVEAU 4 - MODIFIÉ		
M004	PLOMBERIE - NIVEAU 4 - DÉMOLITION		
M005	PLOMBERIE - NIVEAU 4 - MODIFIÉ		
M006	VENTILATION - NIVEAU 4 - DÉMOLITION		
M007	VENTILATION - NIVEAU 4 - MODIFIÉ		



ÉMIS POUR APPEL
D'OFFRES
2023-10-12



YVES WOODROUGH ARCHITECTES Inc.
Cabinet boutique d'architecture institutionnelle
215, rue Saint-Laurent, bureau 110 Saint-Eustache (Québec) J7P 4W4
info@ywarchitectes.ca 450.472.6910

Centre intégré
de santé
et de services sociaux
de Laval

Québec

RÉAMÉNAGEMENT ET
RÉFECTION DE L'UNITÉ DE
SOINS DU 4e ÉTAGE


CENTRE D'HÉBERGEMENT LA PINIÈRE
4895 Rue St Joseph, Laval, QC H7C 1H6

5398-001-000


2022-056

#APPEL D'OFFRES 2023-0478-AO


GÉNÉRAL

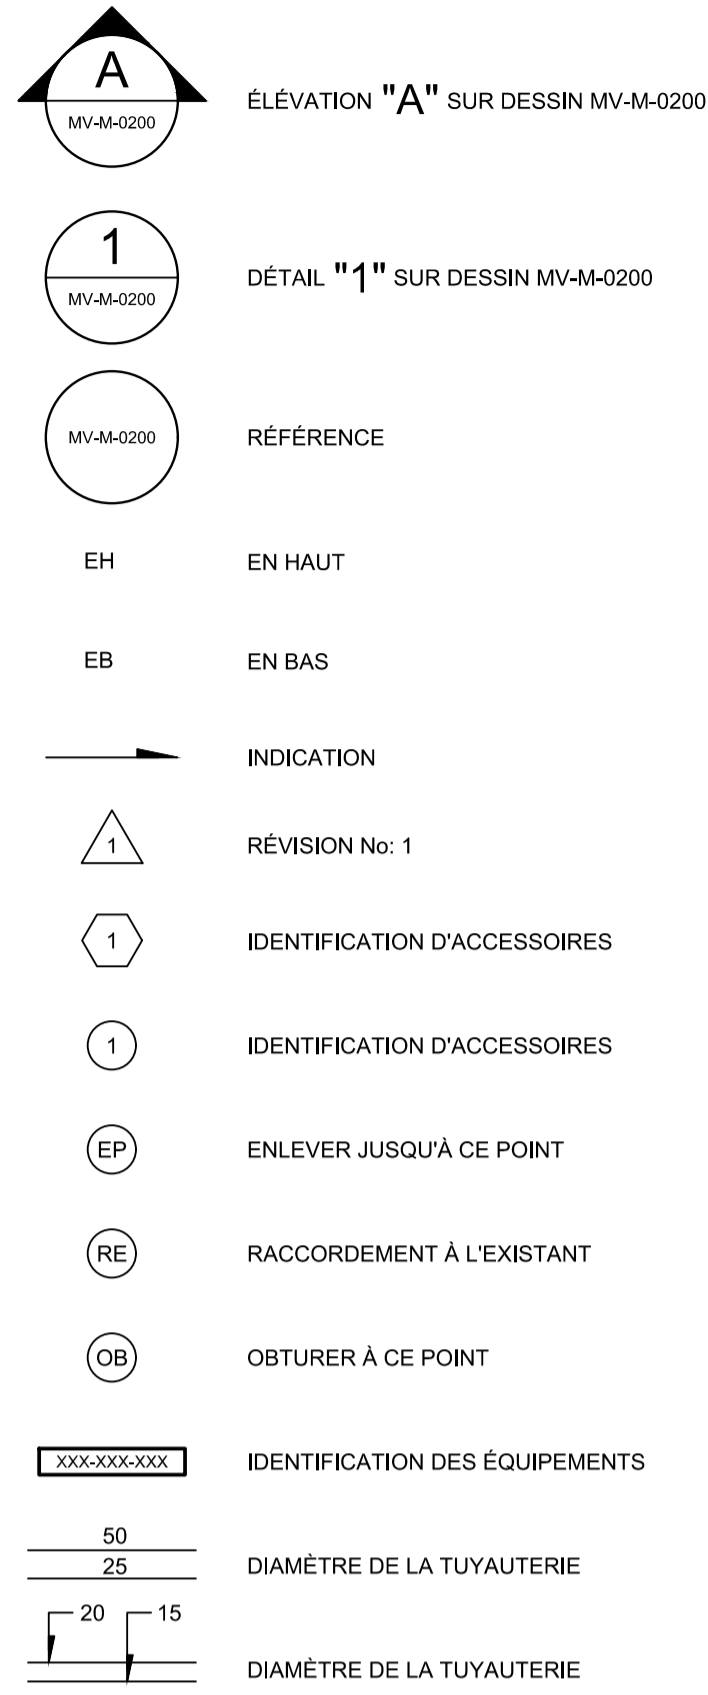

PLOMBERIE

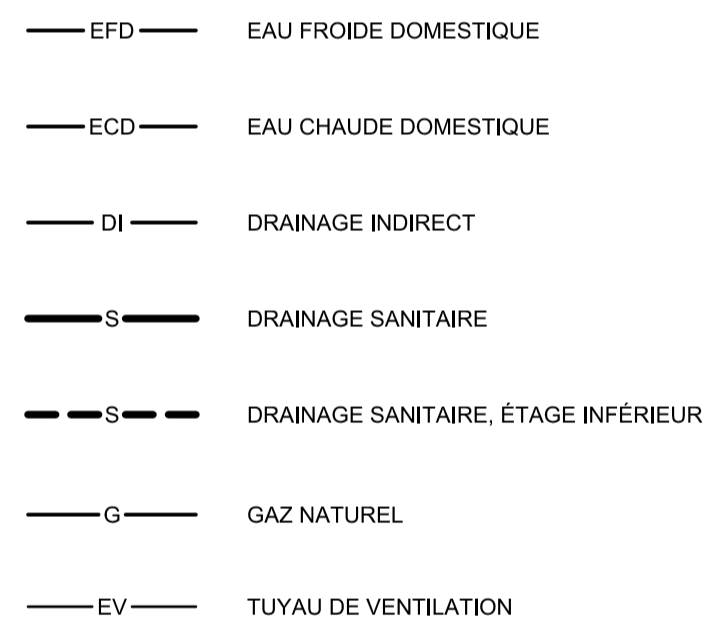


RÉFRIGÉRATION

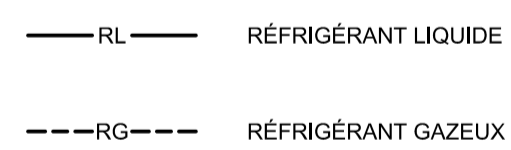


ROBINETTERIE




RACCORDS ET ACCESSOIRES

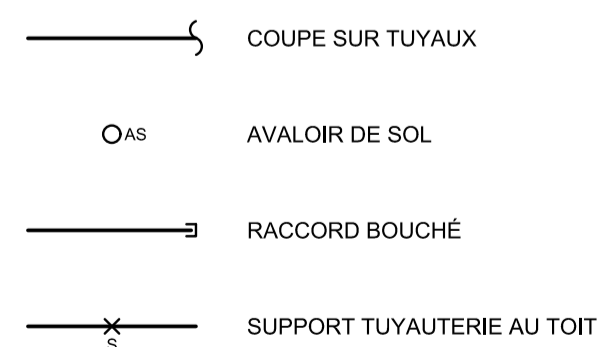


PROTECTION INCENDIE

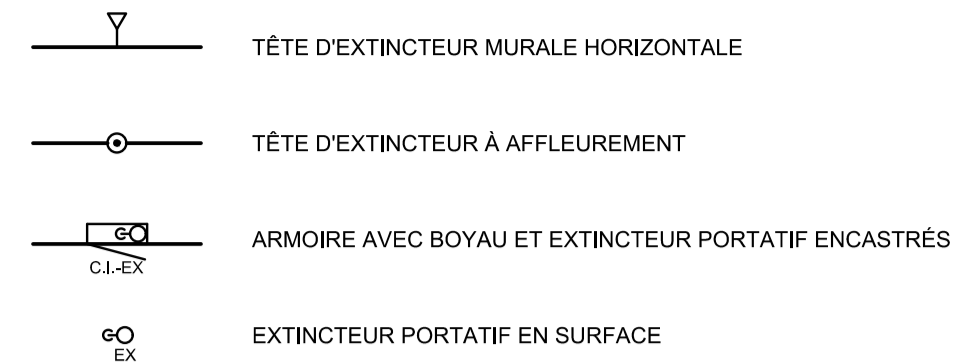


VENTILATION ET CLIMATISATION

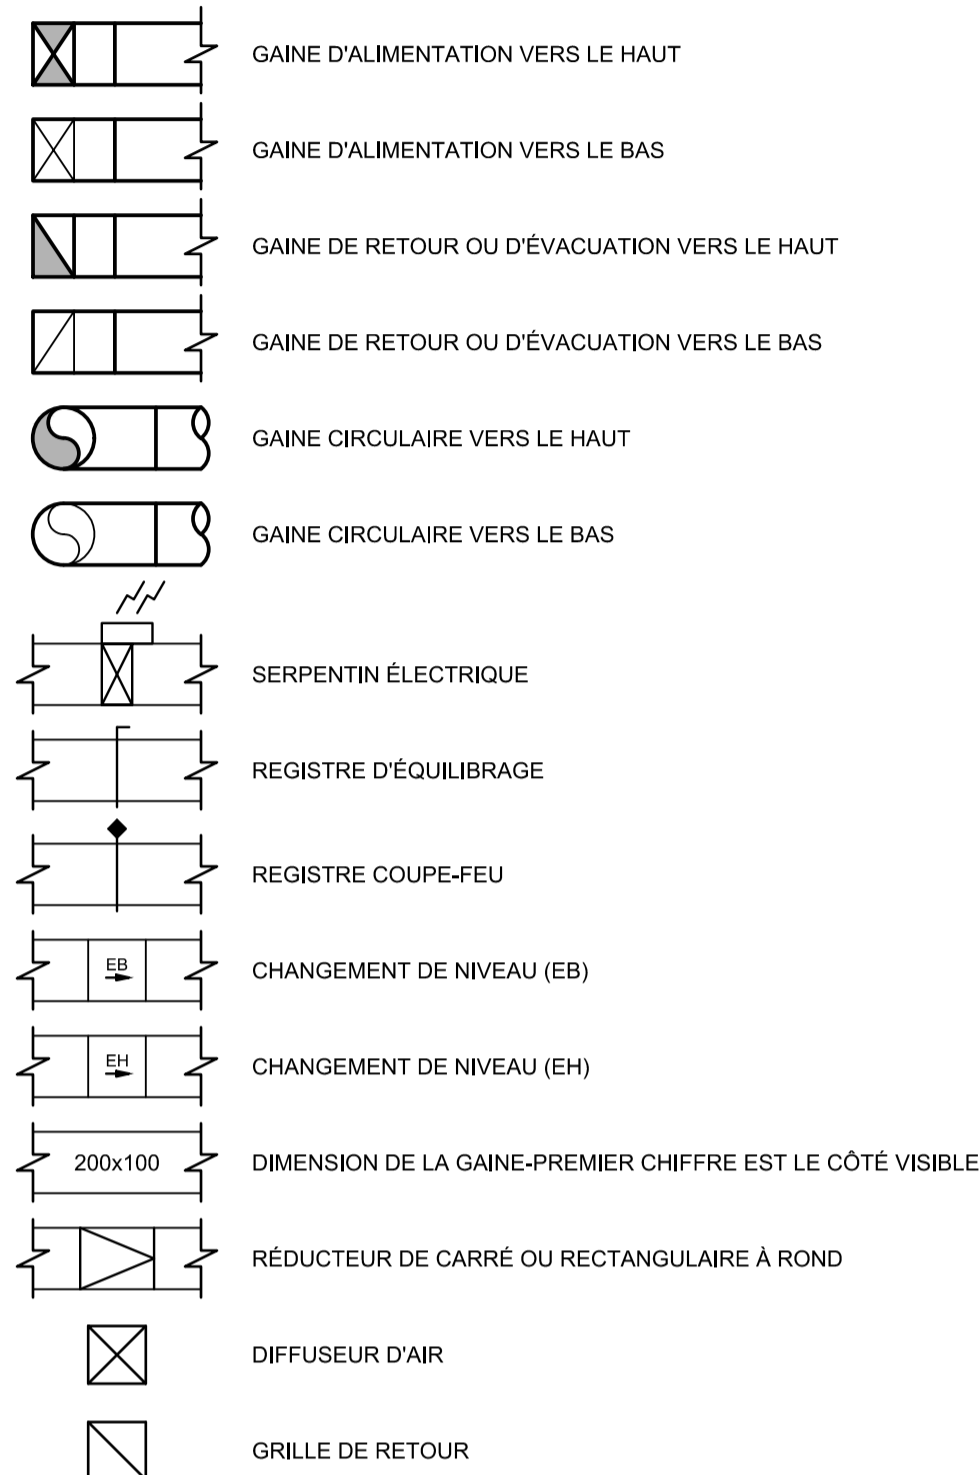


RÉGULATION

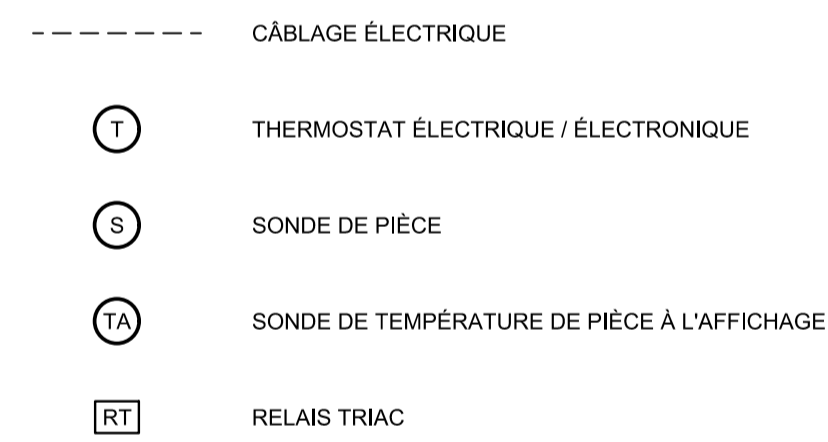


TYPE DE POINT

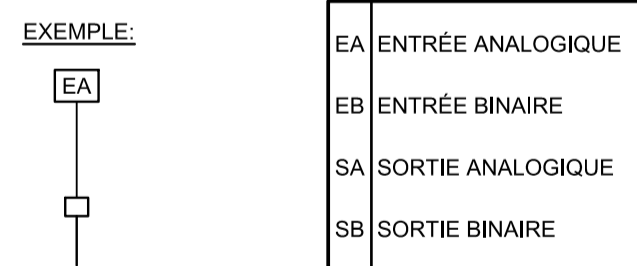


ACCESSOIRES

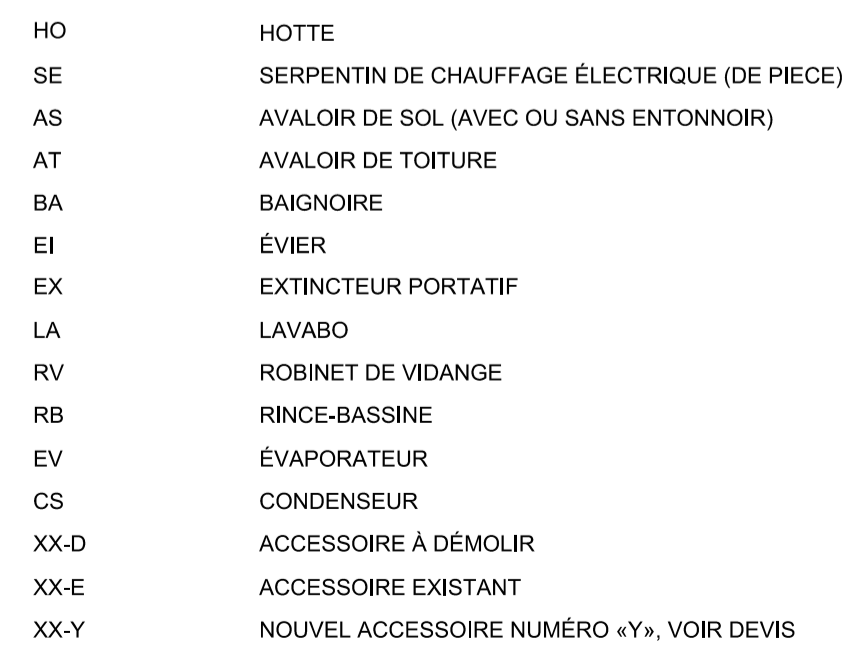


CODIFICATION DES ÉQUIPEMENTS

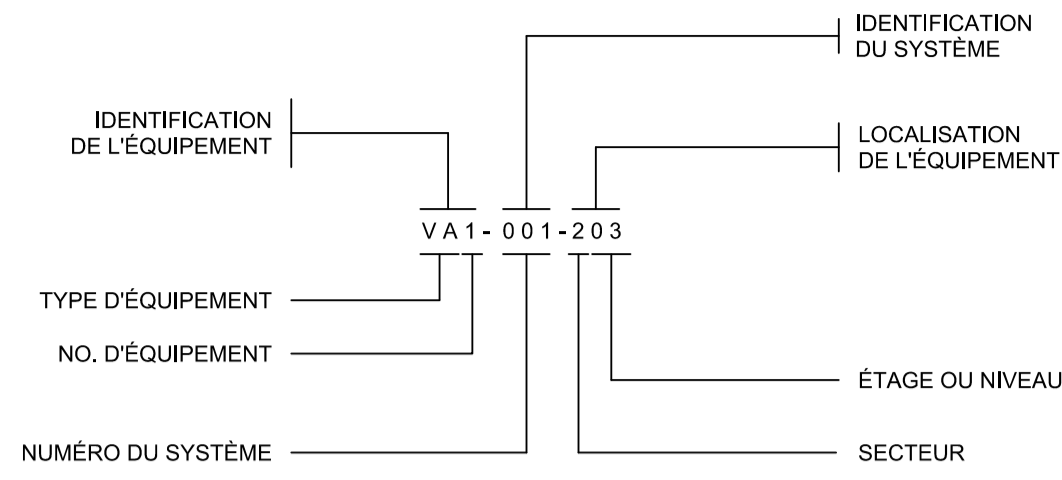

IDENTIFICATION DES GRILLES & DIFFUSEURS

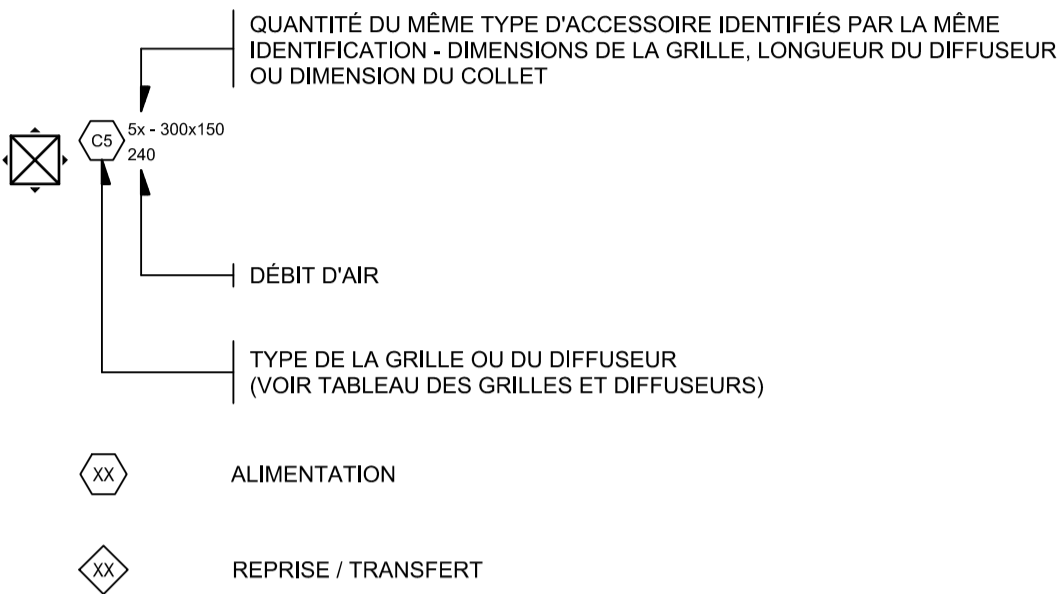




CODIFICATION DES DESSINS

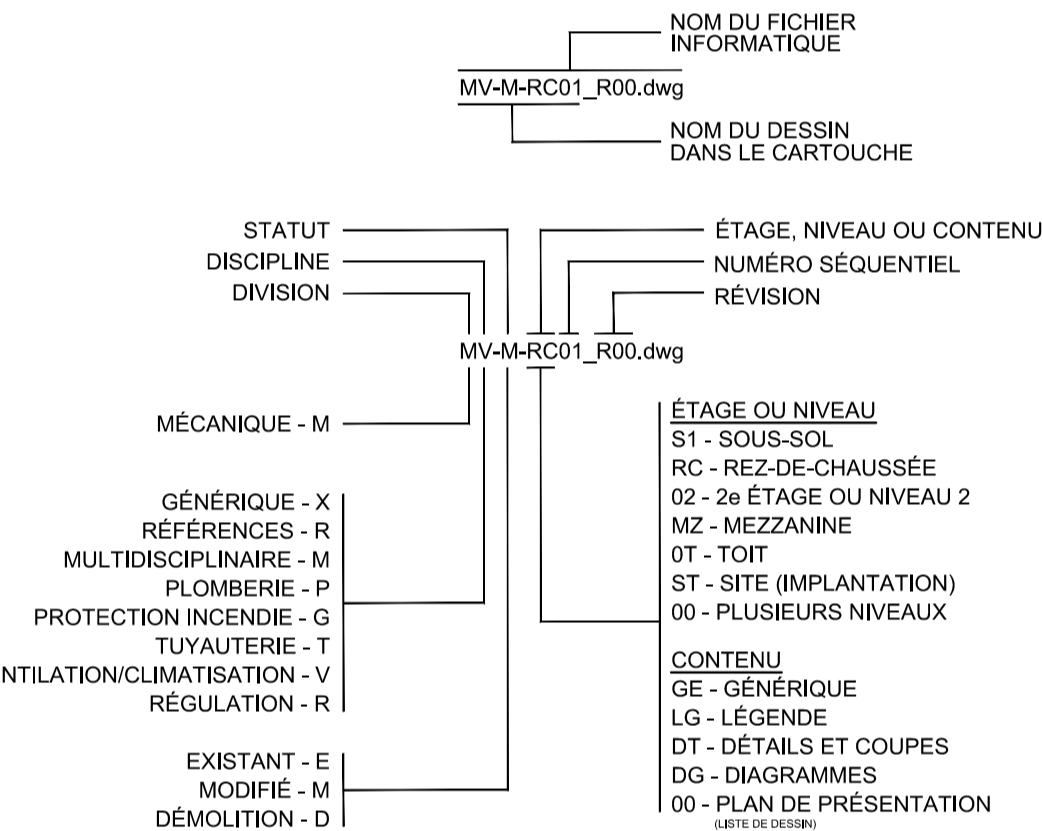

TYPE	MARQUE	MODÈLE	NOTES
C7	EH PRICE	520 - L	MODÈLE 520 D AVEC ACCESSOIRE DE VOILET DE BALANCEMENT INTÉGRÉ LAMES PARALLÈLES À LA LONGUE DIMENSION
S1	EH PRICE	530 - L	MODÈLE 530 D AVEC ACCESSOIRE DE VOILET DE BALANCEMENT INTÉGRÉ LAMES PARALLÈLES À LA LONGUE DIMENSION
Z1	EH PRICE	STG1	
E			GRILLES EXISTANTES

IDENTIFICATION	LOCAL DESSERVI	SERPENTINS DE CHAUFFAGE ÉLECTRIQUE												
		DÉBIT	TEMP.		ÉLECTRIQUE		DÉSIGNATION			SURFACE	VITESSE FACE	FRICTION	NOTES	RÉVISION
			L/s	INIT. °C	FIN. °C	SCR kW	TOTAL kW	TENSION V/ph/Hz	INSERTION					
RÉCHAUFFE TERMINALE														
SE1-001-406	406	67	16,8	23,9	0,75	0,75	208/3/60	✓	200	150	0,03	2,1	25	
SE1-001-411	411	135	16,8	23,9	1,25	1,25	208/3/60	✓	300	150	0,05	2,9	25	
NOTES														
1														
2														

SYSTÈME	CONDUITS D'AIR NEUF OU D'ALIMENTATION			NOTES	RÉVISION
	Entre unité et puits	Puits	Entre puits et pièce		
	PRESSION Pa	PRESSION Pa	PRESSION Pa		
UTA-TOIT					
ALIMENTATION	1000	1000	500		
NOTES					
1					

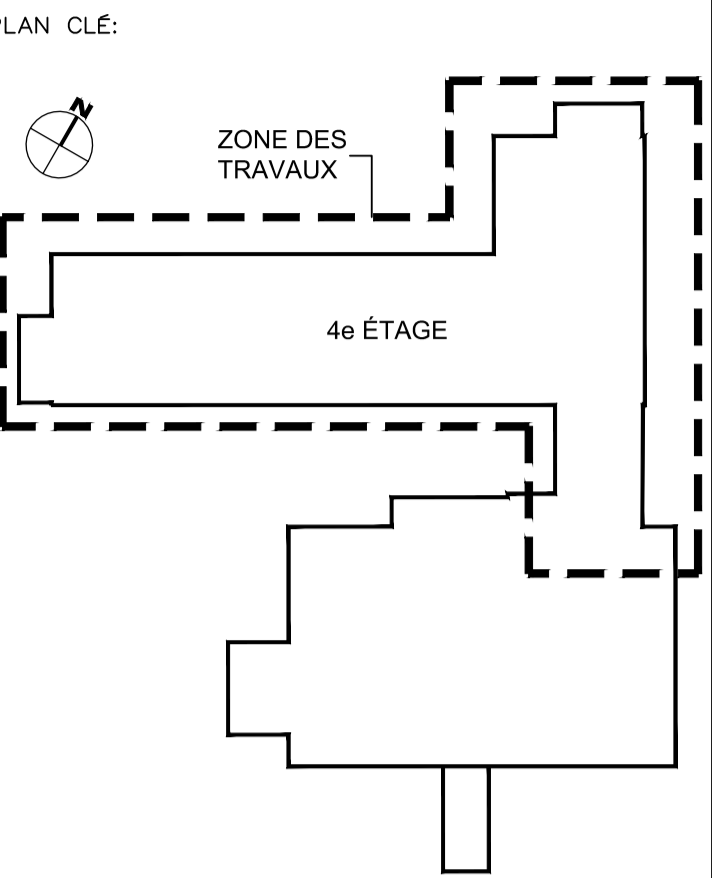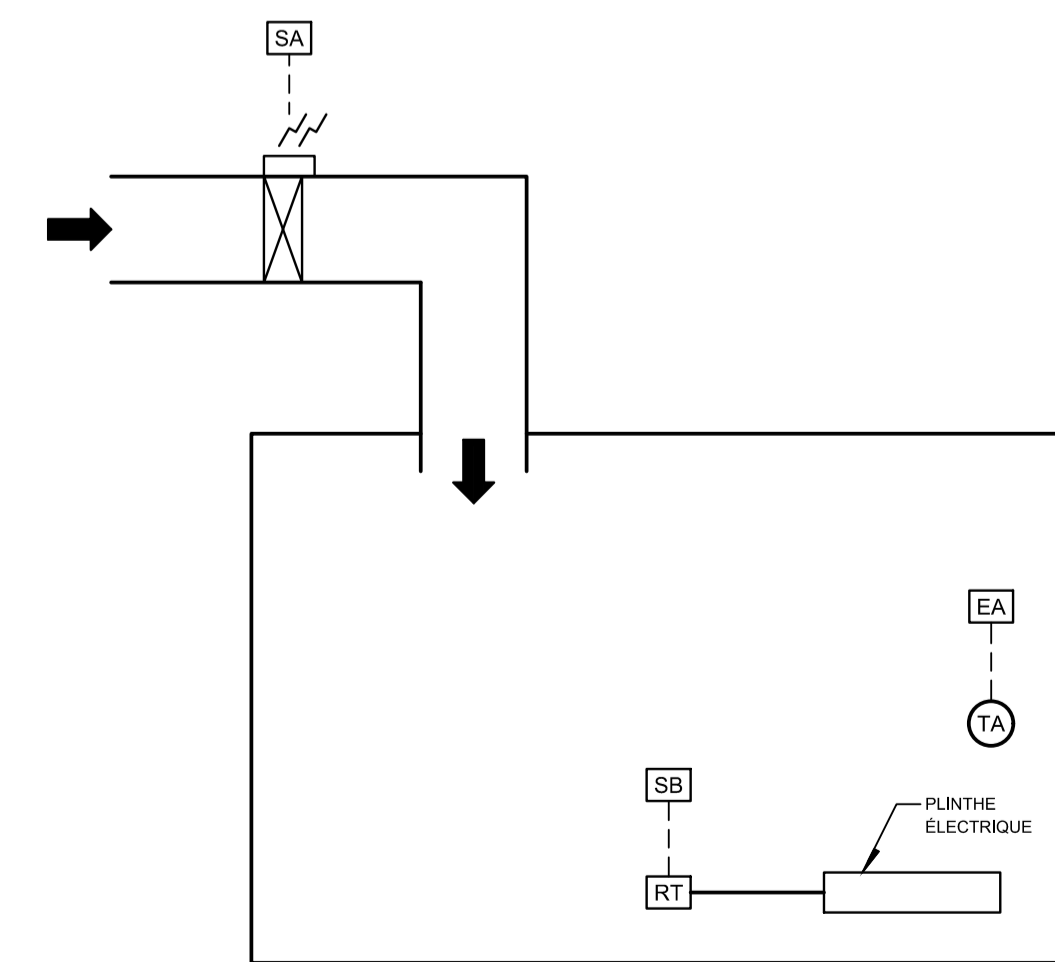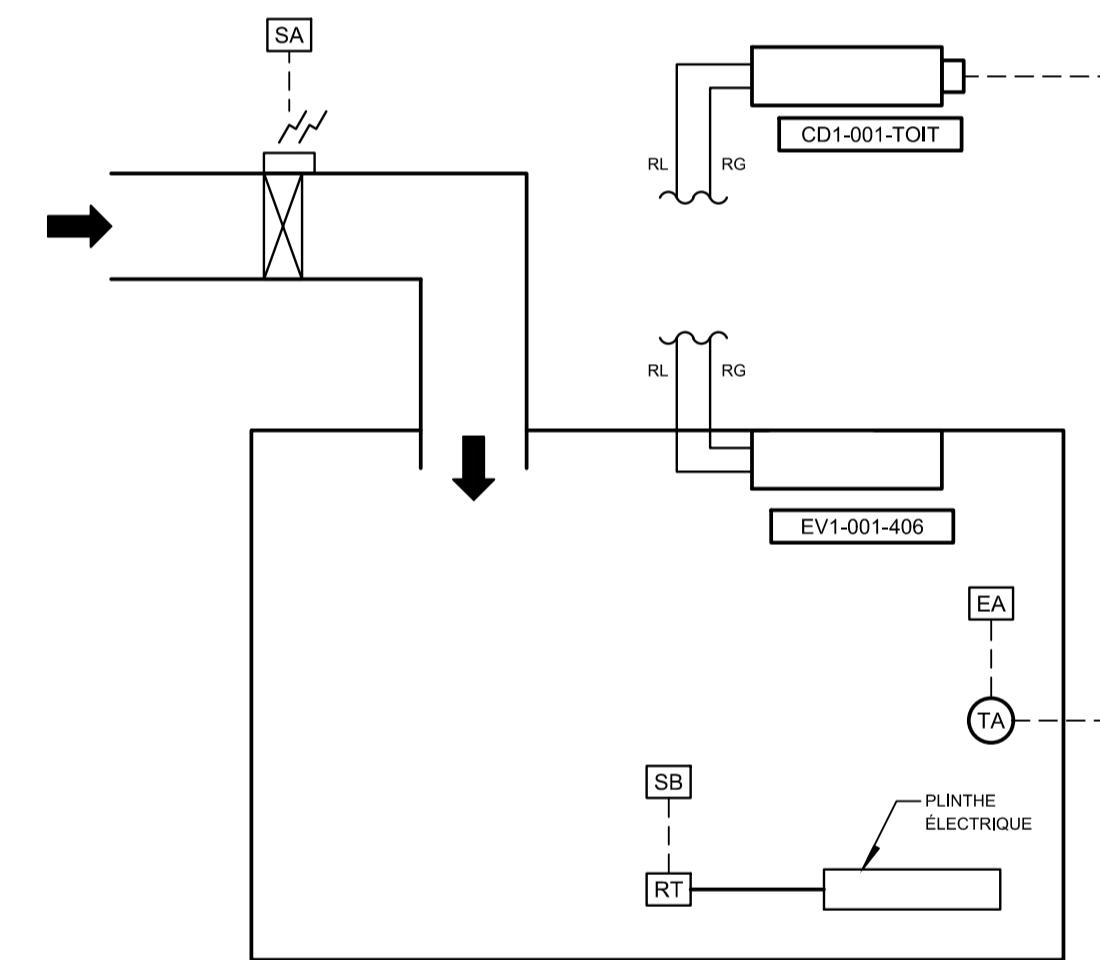

SCEAU:
Société d'Architecture Inc. 2023-10-12

ARCHITECTE:
YWA YVES WOODROUGH ARCHITECTES INC. Cabinet boutique d'architecture institutionnelle

MÉCANIQUE / ÉLECTRIQUE:
PAGEAU MOREL www.pageaumorel.com Montréal

STRUCTURE:
DPHV

ÉMIS POUR:

NO.	DATE	DESCRIPTION
0	2023-10-12	POUR APPEL D'OFFRES
1		
2		
3		
4		
5		
6		
7		
8		
9		

RÉVISION:

NO.	RÉVISION
1	
2	
3	
4	
5	
6	
7	
8	
9	


TITRE PROJET:
RÉAMÉNAGEMENT ET RÉFECTION DE L'UNITÉ DE SOINS DU 4e ÉTAGE
CENTRE D'HÉBERGEMENT LA PINIÈRE
4895 Rue St Joseph, Laval, QC H7C 1H6

TITRE DESSIN:
LÉGENDE, TABLEAUX MÉCANIQUES ET DIAGRAMMES DE CONTRÔLES

ÉCHELLE: AUCUNE

DESSINÉ PAR: RATR	VÉRIFIÉ PAR: PAGA	APPROUVÉ PAR: ELL
NO PROJET (CLIENT/INTERNE): 2022-056 / 5398-001-000		NO: M001
DATE: 2023-05-15		M009
NO FICHIER: M001-MX-M-LG01		M009 NBR FEUILLE


PLAN CLÉ:

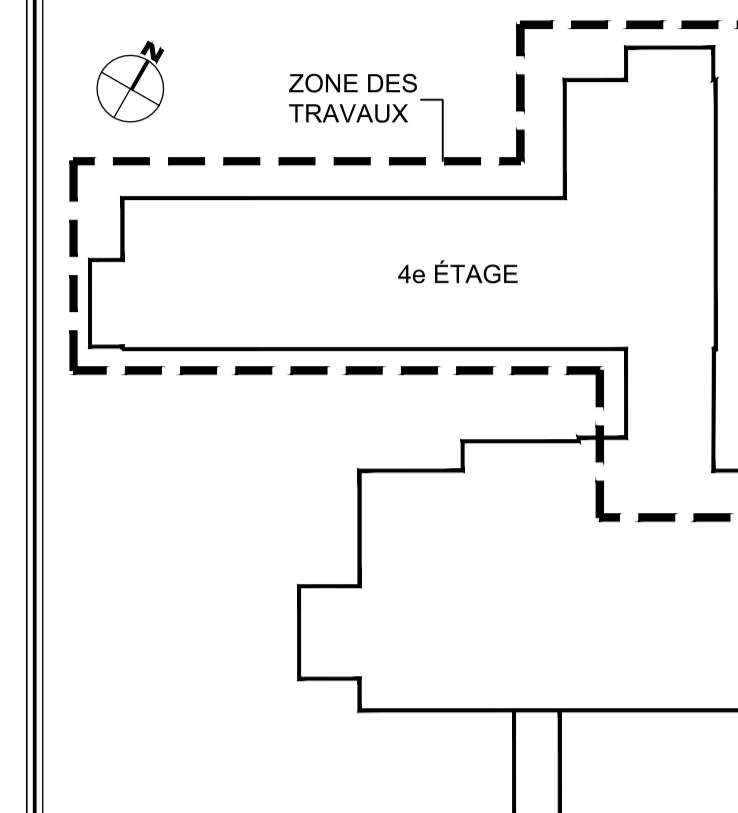

SCEAU:



ARCHITECTE:

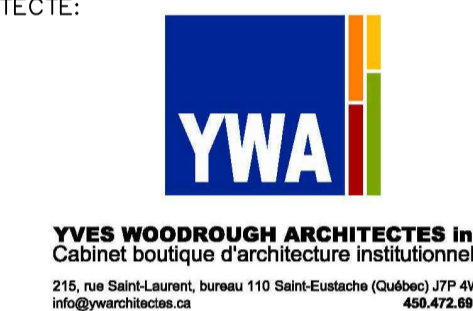

MÉCANIQUE / ÉLECTRIQUE:



STRUCTURE:



ÉMIS POUR:

NO.	DATE	DESCRIPTION
0	2023-10-12	POUR APPEL D'OFFRES
1		
2		
3		
4		
5		
6		
7		
8		
9		

RÉVISION:

NO.	RÉVISION

TITRE PROJET:
RÉAMÉNAGEMENT ET RÉFECTION DE L'UNITÉ DE SOINS DU 4^e ÉTAGE

CENTRE D'HÉBERGEMENT LA PINIÈRE
4895 Rue St Joseph, Laval, QC H7C 1H6


TITRE DESSIN:

PROTECTION INCENDIE
NIVEAU 4

ÉCHELLE: 1:100		
DESSINÉ PAR: RATR	VÉRIFIÉ PAR: PAGA	APPROUVÉ PAR: ELL
NO PROJET (CLIENT/INTERNE): 2022-056 / 5398-001-000		NO:
DATE: 2023-05-15		M002
NO FICHER: M002-MG-D-0401		M009 NBR FEUILLE

NOTE(S) GÉNÉRALE(S):
1- N'ÉTANT PAS ACCESSIBLE, LE CHEMINEMENT DE LA TUYAUTERIE EST MONTRÉ À TITRE INDICATIF SEULEMENT ET PEUT DIVERGER DES INSTALLATIONS RÉELLES.


NOTE(S) SPÉCIFIQUE(S):
A- TÊTE DE GICLÉUR À DÉMOLIR, PORTION DE TUYAUTERIE À DÉMOLIR ENTRE LA TÊTE ET LE TUYAU PRINCIPAL.
B- EXTINCTEUR PORTATIF À ENLEVER POUR PERMETTRE D'EFFECTUER LES TRAVAUX EN ARCHITECTURE.

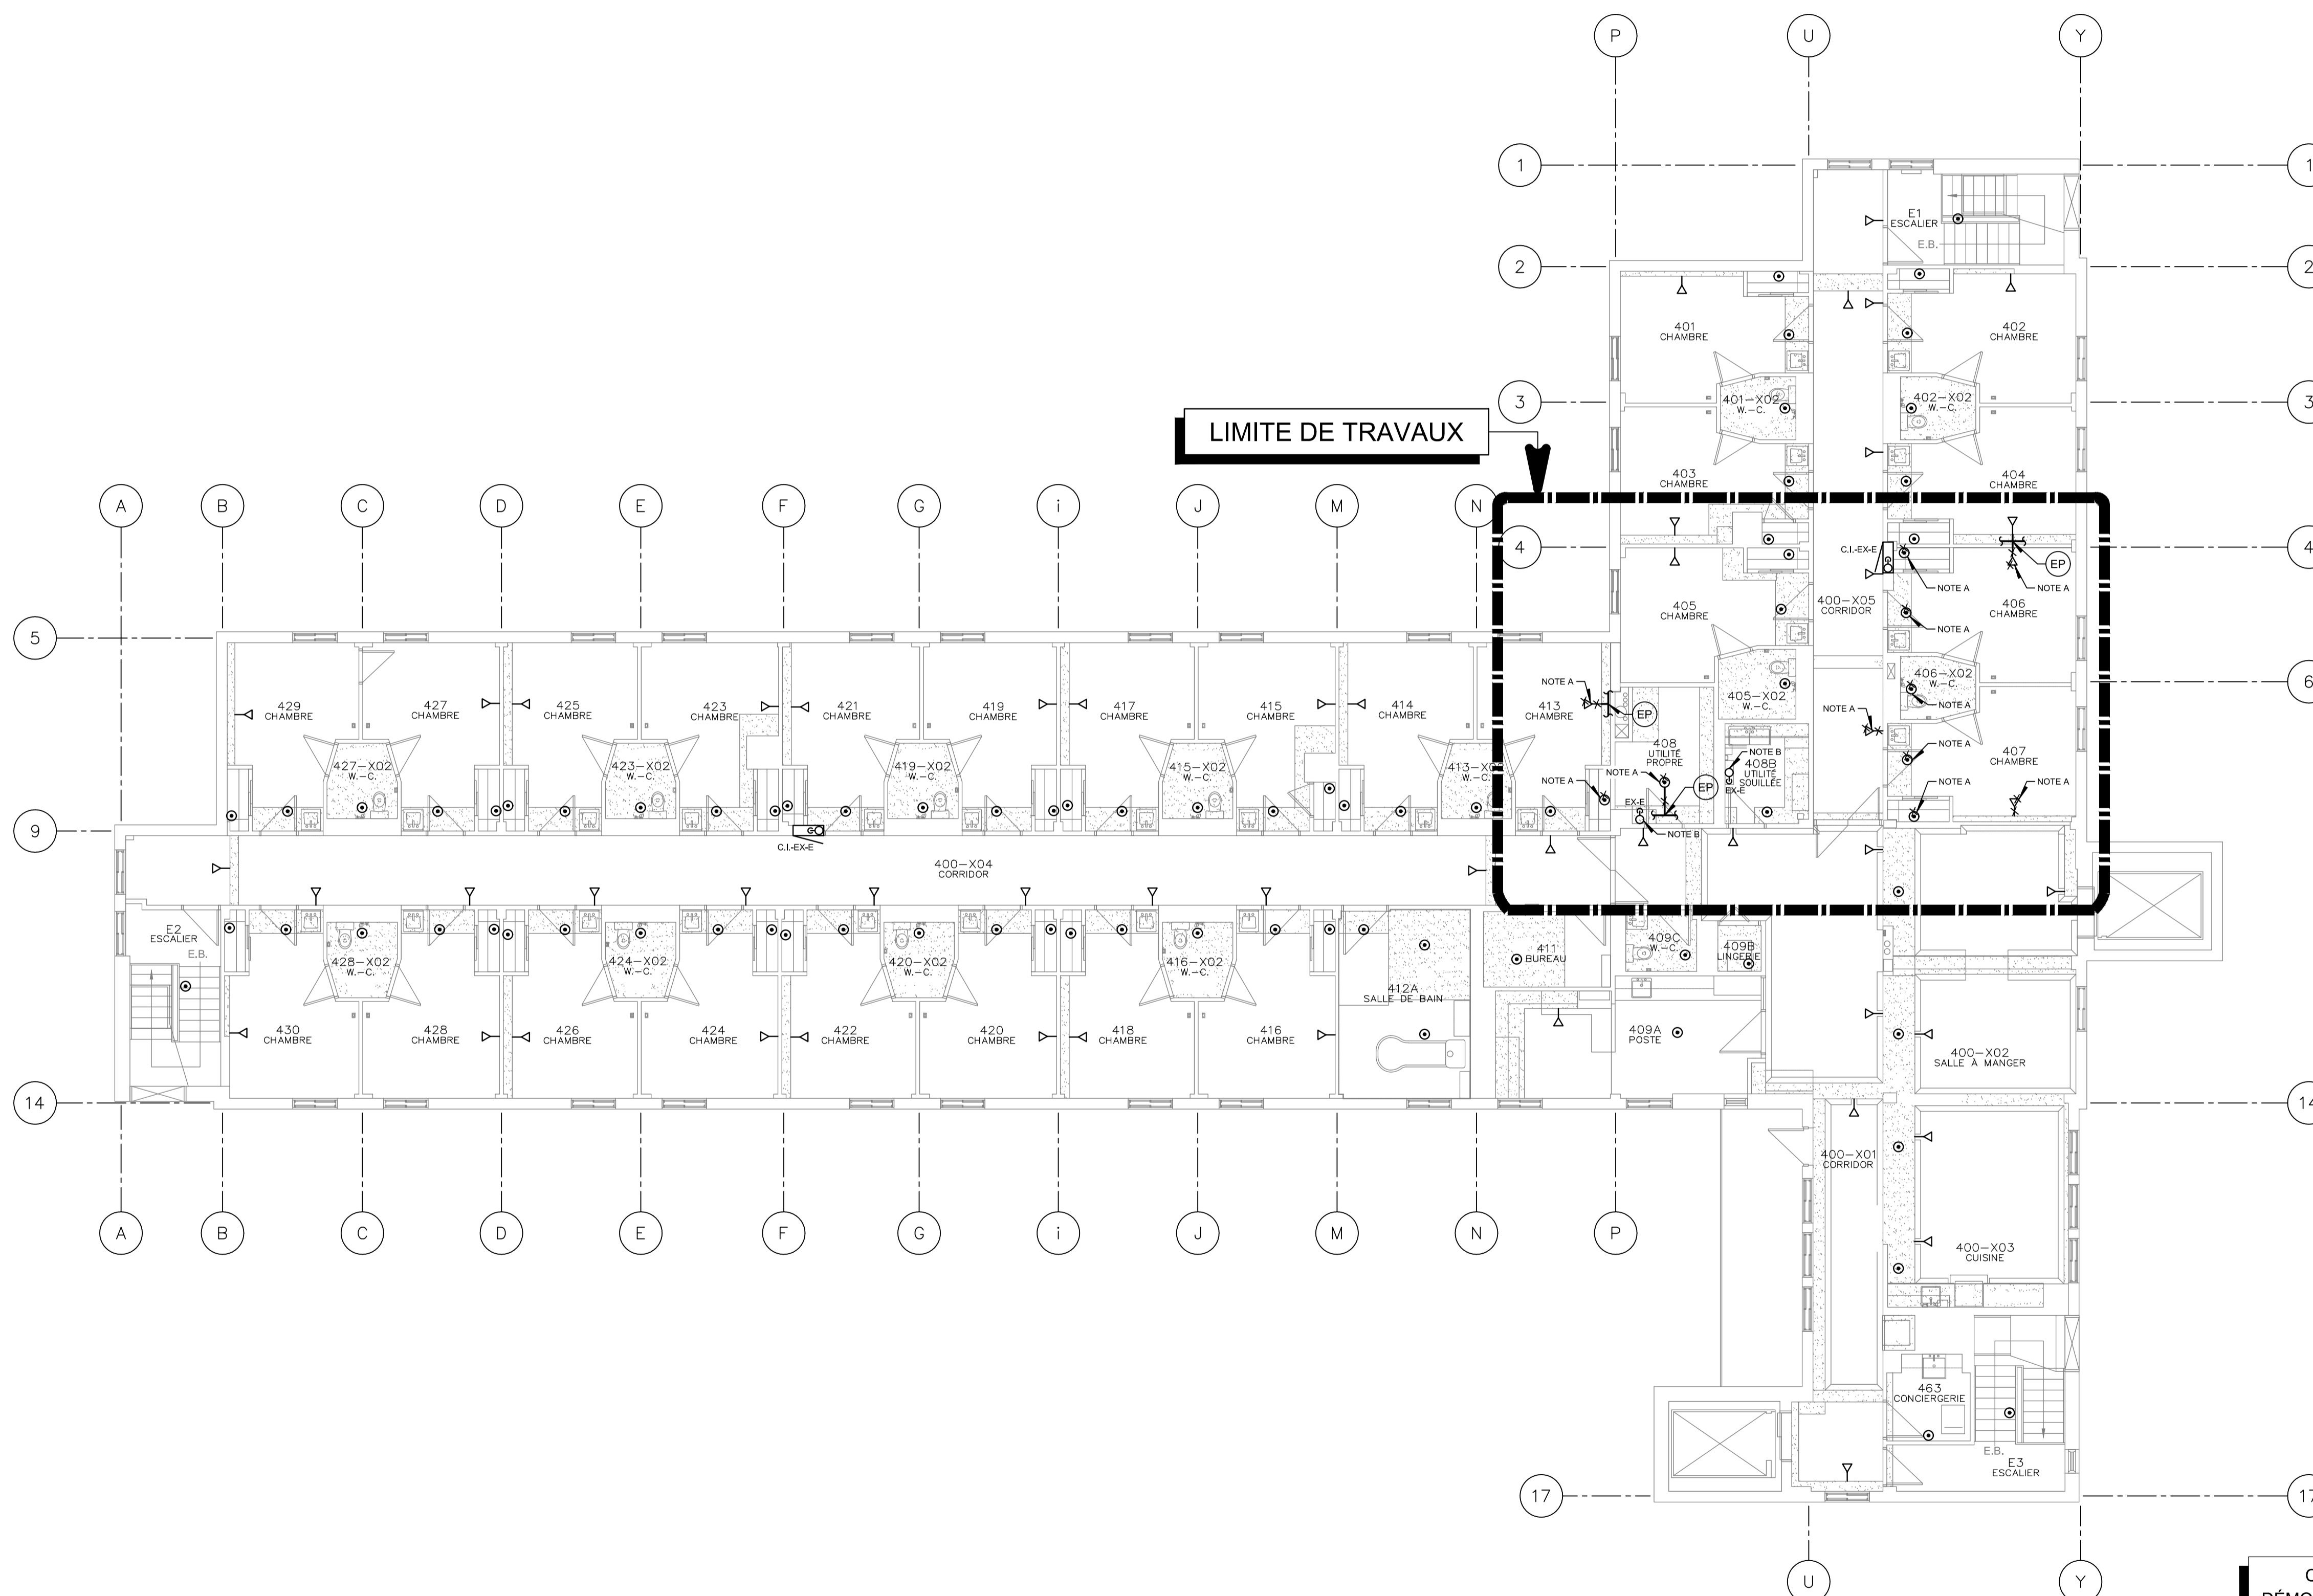

CE PLAN EST ÉMIS POUR FINS DE DÉMOLITION. IL CONSTITUE UN INVENTAIRE DES INSTALLATIONS PRINCIPALES EXISTANTES, GÉNÉRALEMENT VÉRIFIÉES EN RAPPORT AVEC LES MODIFICATIONS MONTRÉES SUR LA VERSION "MODIFIÉ" DE CE PLAN ET DONT LES CONDITIONS RÉELLES DOIVENT ÊTRE CONSTATÉES SUR PLACE PAR L'ENTREPRENEUR.

DÉMOLITION

NOTE(S) SPÉCIFIQUE(S):
 A- NOUVELLE TÊTE DE GICLEUR À RACCORDER SUR LA TUYAUTERIE EXISTANTE. RACCORDER LA NOUVELLE TÊTE AU TUYAU PRINCIPAL AVEC UN TUYAU DE 25 MM DE DIAMÈTRE.
 B- EXTINCTEUR PORTATIF À RÉINSTALLER SUITE AUX TRAVAUX EN ARCHITECTURE.

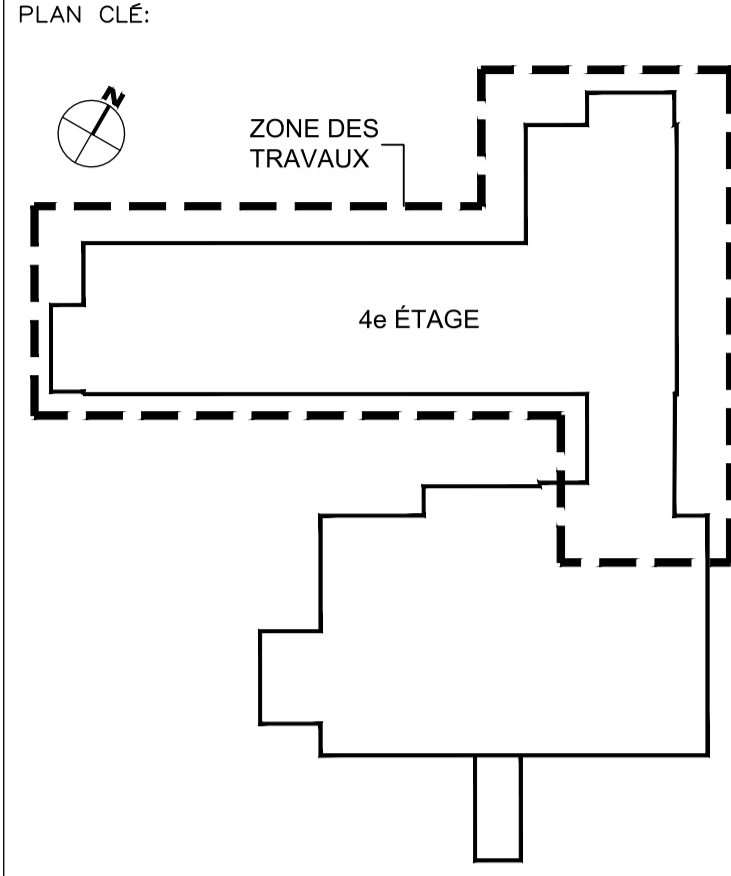

SCEAU:

ARCHITECTE:

YWA
 YVES WOODROUGH ARCHITECTES INC.
 Cabinet boutique d'architecture institutionnelle
 216, rue Saint-Laurent, bureau 110 Saint-Eustache (Québec) J7F 4W6
 454.472.8816

MÉCANIQUE / ÉLECTRIQUE:

PAGEAU MOREL
 www.pageaumorel.com
 Montréal

STRUCTURE:

DPHV

ÉMIS POUR:

NO.	DATE	DESCRIPTION
0	2023-10-12	POUR APPEL D'OFFRES
1		
2		
3		
4		
5		
6		
7		
8		
9		

RÉVISION:


NO.	REVISION

TITRE PROJET:
 RÉAMÉNAGEMENT ET RÉFECTION DE L'UNITÉ DE SOINS DU 4^e ÉTAGE
 CENTRE D'HÉBERGEMENT LA PINIÈRE
 4895 Rue St Joseph, Laval, QC H7C 1H6

TITRE DESSIN:
 PROTECTION INCENDIE
 NIVEAU 4

ÉCHELLE: 1:100

DESSINÉ PAR: RATR	VÉRIFIÉ PAR: PAGA	APPROUVÉ PAR: ELL
NO PROJET (CLIENT/INTERNE): 2022-056 / 5398-001-000	DATE: 2023-05-15	NO: M003
NO FICHIER: M003-MG-M-0401		NO: M009 NBR FEUILLE

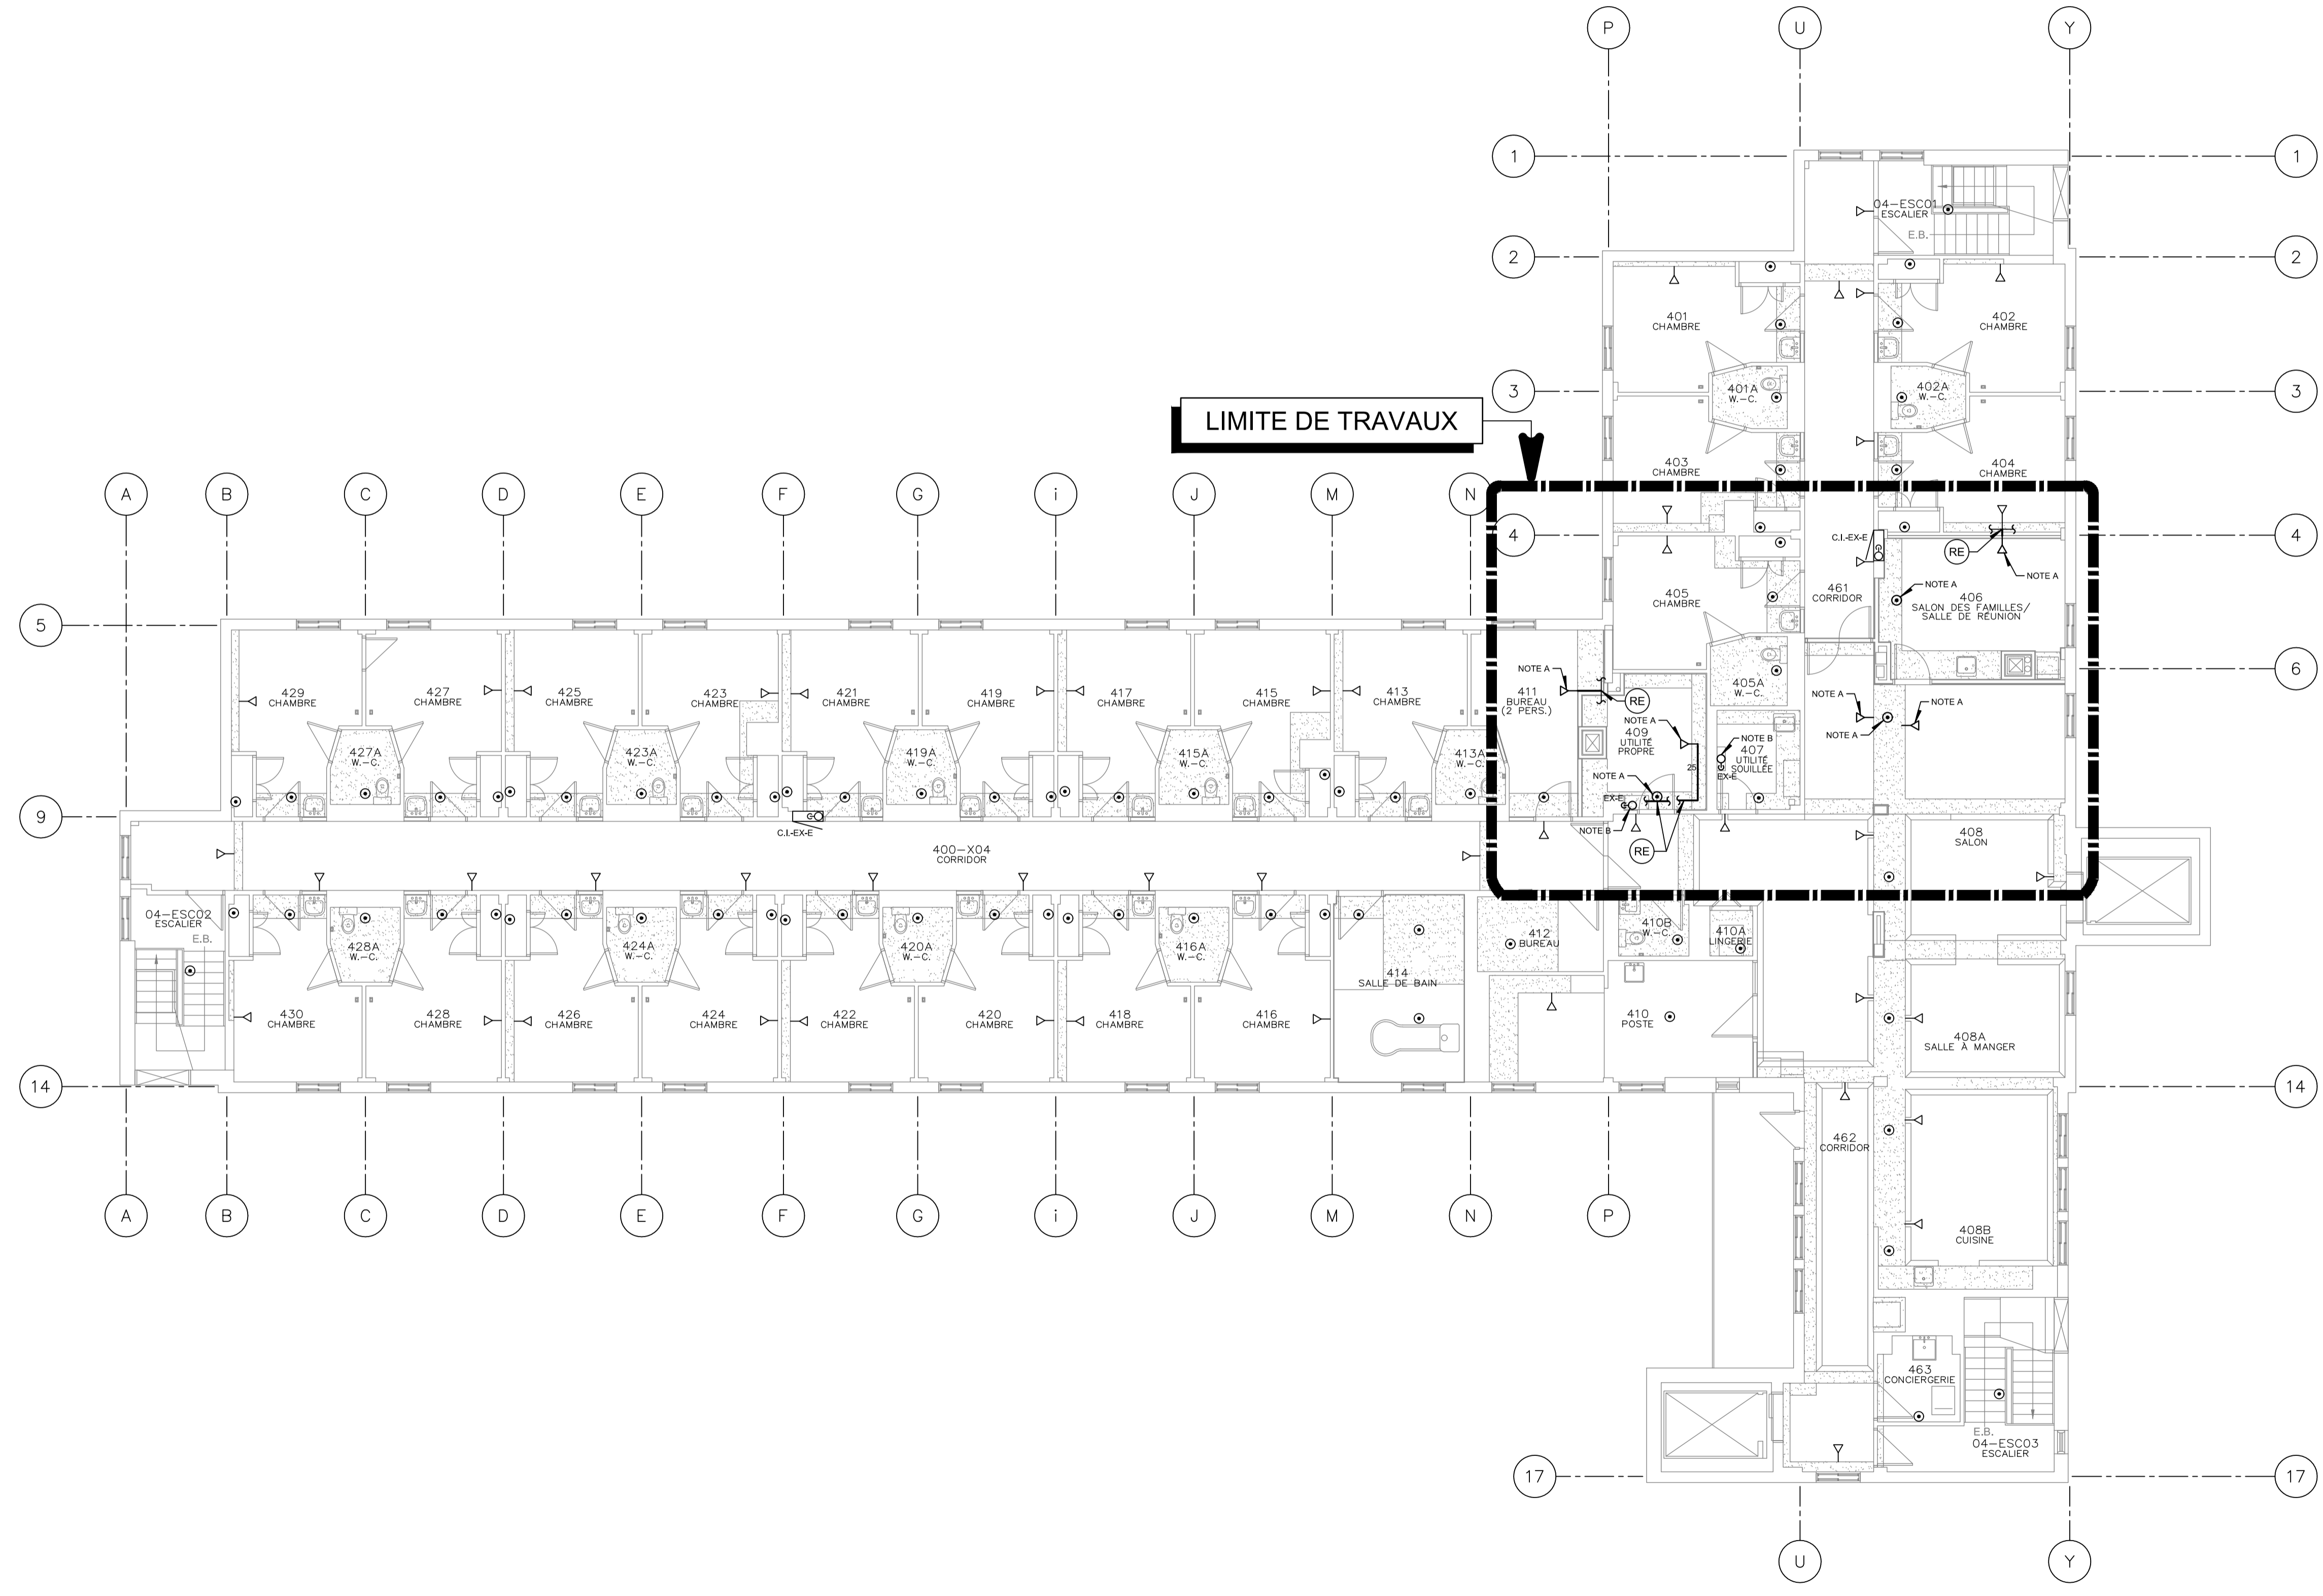

CE PLAN NE DOIT PAS ÊTRE UTILISÉ À DES FINS DE CONSTRUCTION OU D'INSTALLATION.

MODIFIÉ

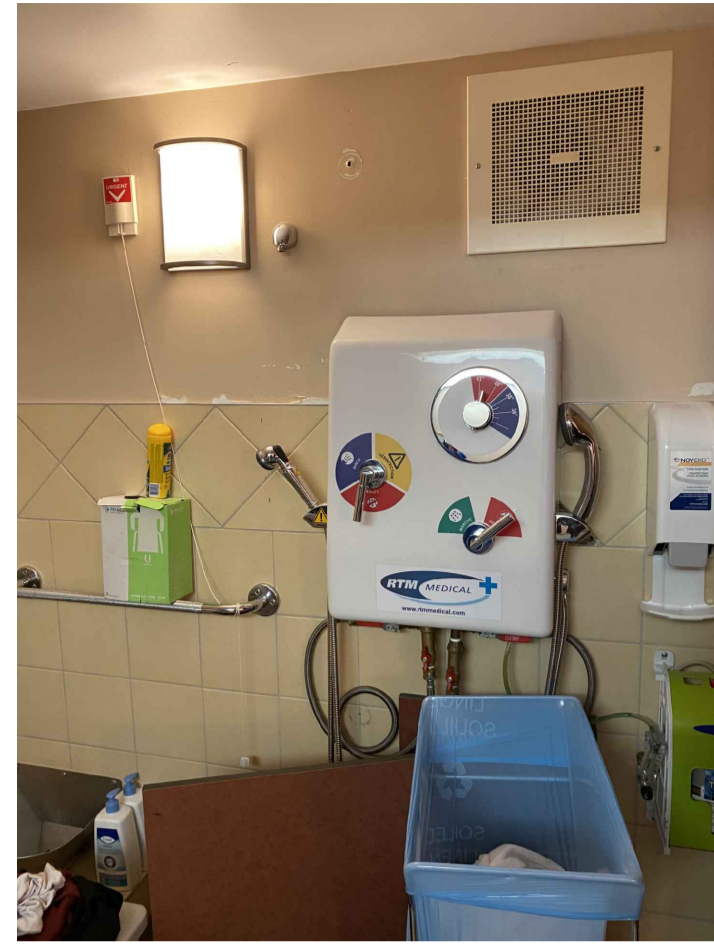


PHOTO 1



PHOTO 2


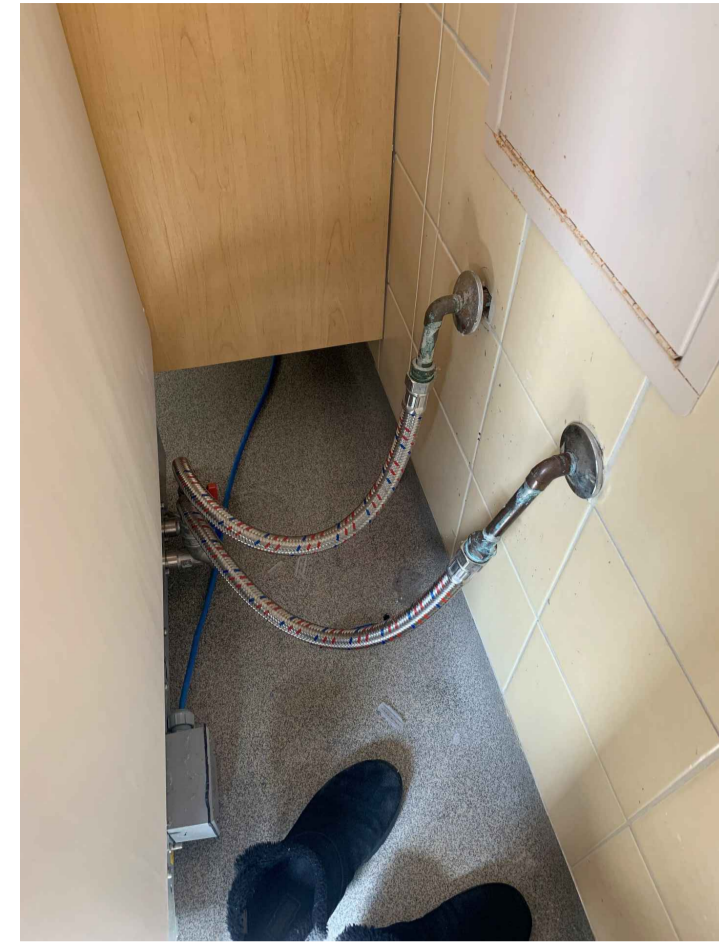


PHOTO 3

DÉTAIL A
ÉCHELLE: AUCUNE

- NOTE(S) SPÉCIFIQUE(S):**
- A- APPAREIL À DÉMOLIR, TUYAUTERIE D'EAU CHAUDE, FROIDE, DRAINAGE ET ÉVENT À CONSERVER POUR PERMETTRE L'INSTALLATION DU NOUVEL APPAREIL.
 - B- ENLEVER ET RÉINSTALLER LE BAIN THÉRAPEUTIQUE POUR PERMETTRE D'EFFECTUER LES TRAVAUX D'ARCHITECTURE, VOIR PHOTOS 2, 3 ET ARCHITECTURE.
 - C- ENLEVER ET RÉINSTALLER LA CONSOLE DE ROBINETS DE DOUCHE POUR PERMETTRE D'EFFECTUER LES TRAVAUX D'ARCHITECTURE, VOIR PHOTO 1 ET ARCHITECTURE.
 - D- ENLEVER ET RÉINSTALLER LE BASSIN DE DRAINAGE AU BAS DU MUR POUR PERMETTRE D'EFFECTUER LES TRAVAUX D'ARCHITECTURE, VOIR ARCHITECTURE.
 - E- COLONNES D'EAU FROIDE, CHAUDE, ÉVENT ET DRAINAGE EXISTANTES À DÉMOLIR, OBTENER LA TUYAUTERIE À LA DALLE AU PLAFOND DU NIVEAU 3.
 - F- COLONNE D'EAU CHAUDE DOMESTIQUE À DÉMOLIR JUSQU'AU PLAFOND DU NIVEAU 3.
 - G- APPAREIL À DÉMOLIR, TUYAUTERIE D'EAU CHAUDE, FROIDE, ET ÉVENT À DÉMOLIR JUSQU'AU TUYAU PRINCIPAL, TUYAUTERIE DE DRAINAGE À DÉMOLIR JUSQU'AU NIVEAU DU PLANCHER, RAGRÉAGE, VOIR ARCHITECTURE.
 - H- RINCE-BASSINE À DÉMOLIR, TUYAUTERIE D'EAU CHAUDE, FROIDE ET ÉVENT À DÉMOLIR JUSQU'AU TUYAU PRINCIPAL, RAGRÉAGE, VOIR ARCHITECTURE.
 - I- MACHINE À GLACE À DÉBRANCHER POUR PERMETTRE D'EFFECTUER LES TRAVAUX EN ARCHITECTURE.
 - J- AVALOIR DE SOL À DÉMOLIR, DÉMOLIR LA TUYAUTERIE DE DRAINAGE APPARENTE AU PLAFOND DU NIVEAU 3, RAGRÉAGE DU PLANCHER, VOIR ARCHITECTURE.

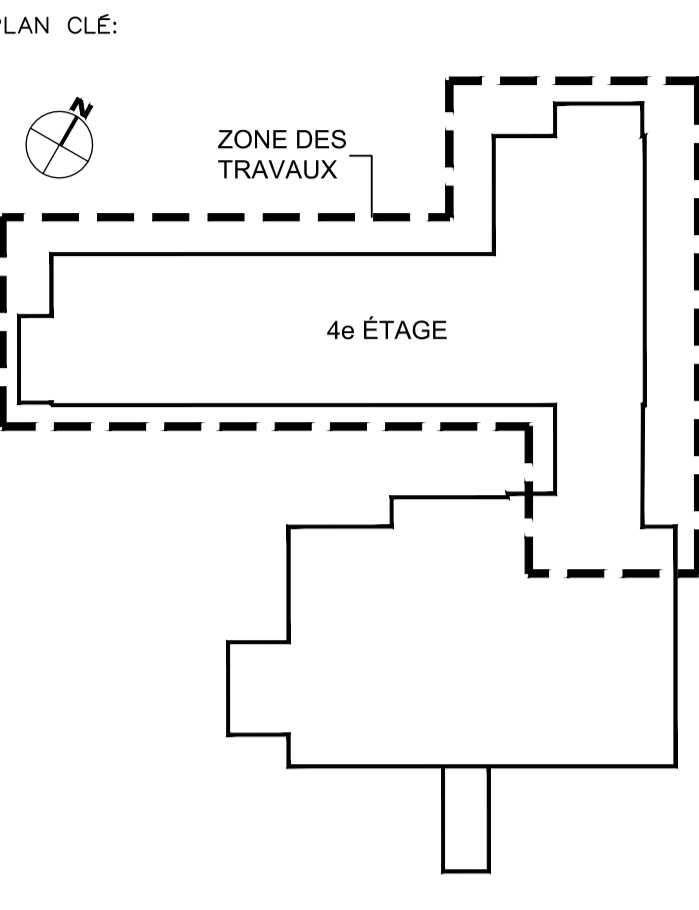

SCEAU:

2023-10-12

ARCHITECTE:

YWA

YVES WOODROUGH ARCHITECTES INC.
Cabinet boutique d'architecture institutionnelle
216, rue Saint-Laurent, bureau 110 Saint-Eustache (Québec) J7F 4W6
902-887-8814

MÉCANIQUE / ÉLECTRIQUE:

PAGEAU MOREL
www.pageaumorel.com
Montréal

STRUCTURE:

DPHV

ÉMIS POUR:

NO.	DATE	DESCRIPTION
0	2023-10-12	POUR APPEL D'OFFRES
1		
2		
3		
4		
5		
6		
7		
8		
9		

RÉVISION:

NO.	REVISION

TITRE PROJET:
RÉAMÉNAGEMENT ET RÉFECTION DE L'UNITÉ DE SOINS DU 4^e ÉTAGE
CENTRE D'HÉBERGEMENT LA PINIÈRE
4895 Rue St Joseph, Laval, QC H7C 1H6


TITRE DESSIN:
PLOMBERIE NIVEAU 4

ÉCHELLE: 1:100

DESSINÉ PAR:	VÉRIFIÉ PAR:	APPROUVÉ PAR:
RATR	PAGA	ELL

NO PROJET (CLIENT/INTERNE): 2022-056 / 5398-001-000
DATE: 2023-05-15
NO FICHER: M004
M004-MP-D-0401


M009
NBR FEUILLE

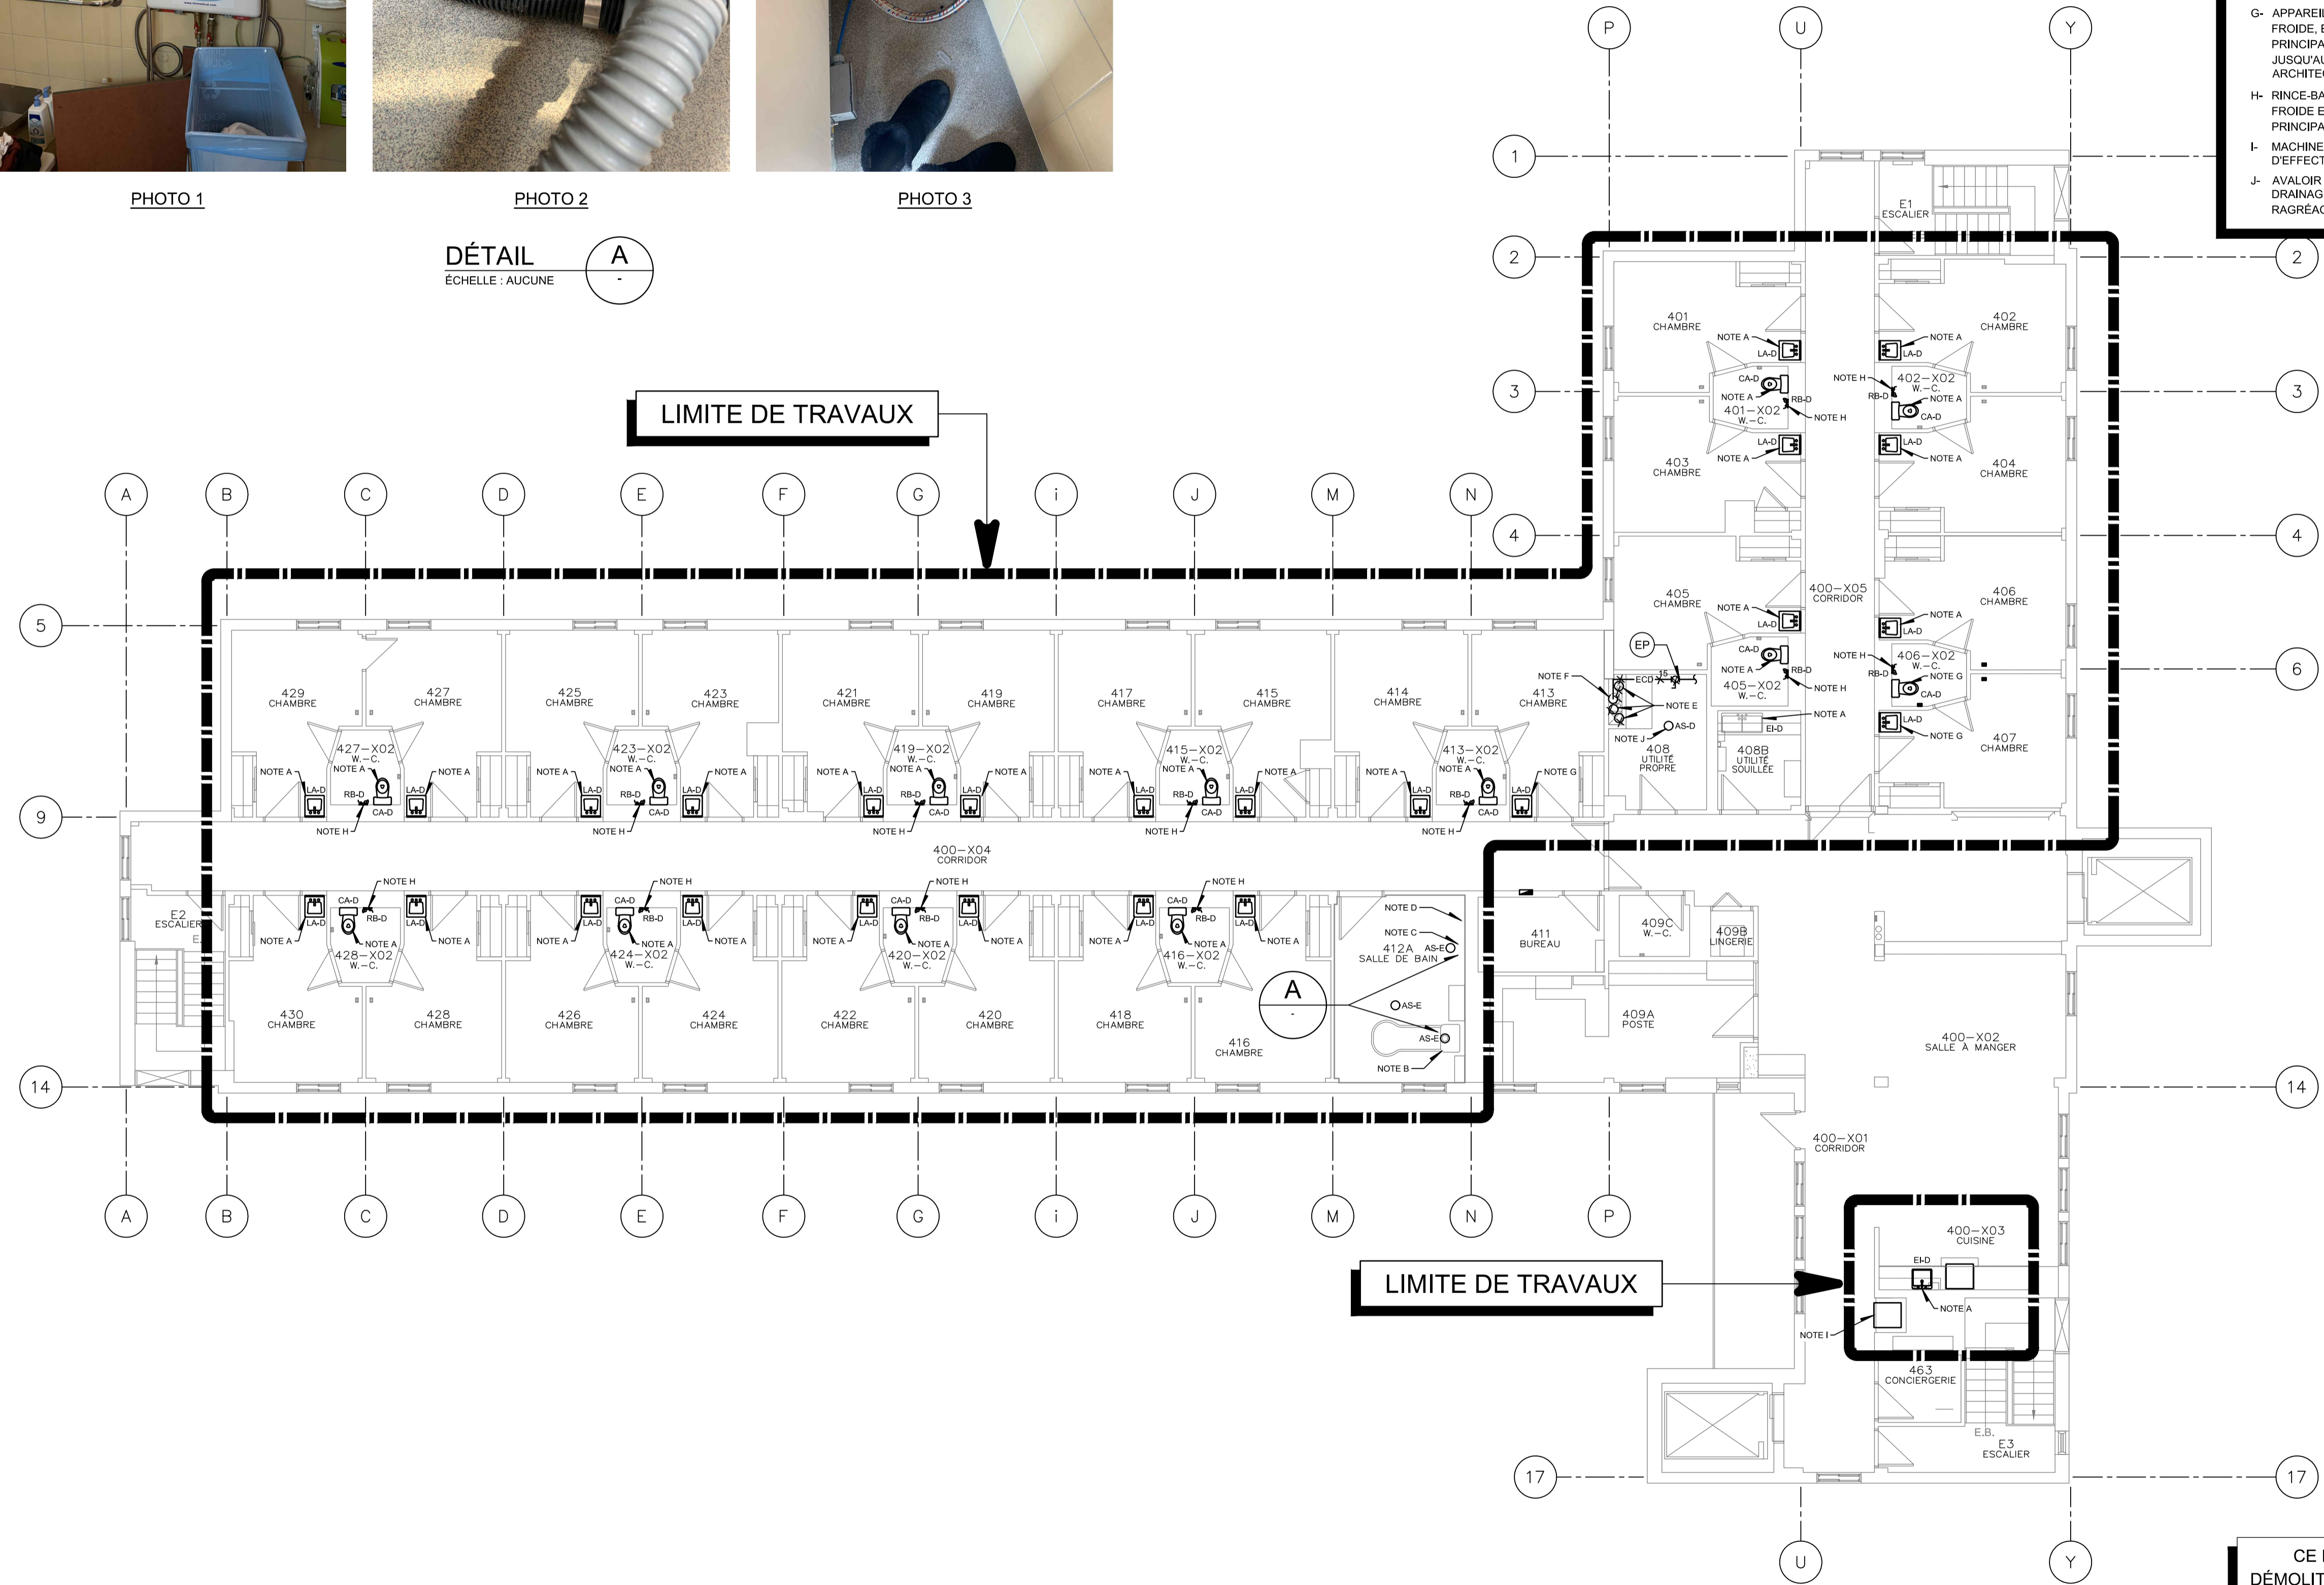

CE PLAN EST ÉMIS POUR FINS DE DÉMOLITION. IL CONSTITUE UN INVENTAIRE DES INSTALLATIONS PRINCIPALES EXISTANTES, GÉNÉRALEMENT VÉRIFIÉES EN RAPPORT AVEC LES MODIFICATIONS MONTRÉES SUR LA VERSION "MODIFIÉ" DE CE PLAN ET DONT LES CONDITIONS RÉELLES DOIVENT ÊTRE CONSTATÉES SUR PLACE PAR L'ENTREPRENEUR.

DÉMOLITION

PLAN CLÉ:

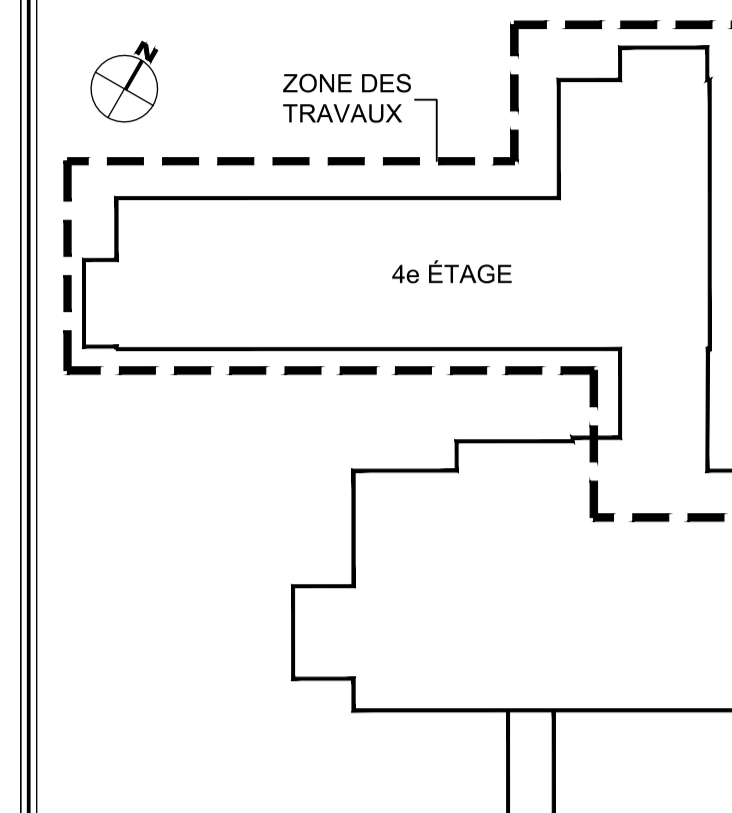

SCEAU:



ARCHITECTE:



YVES WOODROUGH ARCHITECTES INC.
Cabinet boutique d'architecture institutionnelle
216, rue Saint-Laurent, bureau 110 Saint-Eustache (Québec) J7P 4K6
468.472.8816

MÉCANIQUE / ÉLECTRIQUE:



STRUCTURE:



ÉMIS POUR:

NO.	DATE	DESCRIPTION
0	2023-10-12	POUR APPEL D'OFFRES
1		
2		
3		
4		
5		
6		
7		
8		
9		

RÉVISION:

NO.	RÉVISION

TITRE PROJET:
RÉAMÉNAGEMENT ET RÉFECTION DE L'UNITÉ DE SOINS DU 4^e ÉTAGE

CENTRE D'HÉBERGEMENT LA PINIÈRE
4895 Rue St Joseph, Laval, QC H7C 1H6


TITRE DESSIN:

PLOMBERIE
NIVEAU 4

ÉCHELLE: 1:100		
DESSINÉ PAR:	VÉRIFIÉ PAR:	APPROUVÉ PAR:
RATR	PAGA	ELL
NO PROJET (CLIENT/INTERNE): 2022-056 / 5398-001-000		NO:
DATE: 2023-05-15		M005
NO FICHIER:		M009
M005-MP-M-0401		NBR FEUILLE


NOTE(S) SPÉCIFIQUE(S):

- A- NOUVEAU LAVABO À RACCORDER SUR LA TUYAUTERIE D'EAU CHAUDE, FROIDE DOMESTIQUE, ÉVENT ET DRAINAGE EXISTANTE. INSTALLER DES ROBINETS D'ARRÊT SUR LA TUYAUTERIE D'EAU CHAUDE ET FROIDE SOUS LE LAVABO AVEC TRAPPE D'ACCÈS MURAL POUR L'ACCÈS. VOIR ARCHITECTURE POUR LA LOCALISATION ET SPÉCIFICATION DE LA TRAPPE D'ACCÈS.
- B- NOUVEAU CABINET D'AINCE À RACCORDER SUR LA TUYAUTERIE D'EAU FROIDE DOMESTIQUE ET DRAINAGE EXISTANTE.
- C- NOUVEL ÉVIER À RACCORDER SUR LA TUYAUTERIE D'EAU FROIDE, CHAUDE DOMESTIQUE, ÉVENT ET DRAINAGE EXISTANT. ACHÉMINER LA TUYAUTERIE JUSQU'À L'EMPLACEMENT DE L'APPAREIL.
- D- RÉINSTALLER ET RACCORDER LE BAIN THÉRAPEUTIQUE. LA CONSOLE DE ROBINETS DE DOUCHE ET LE BASSIN DE DRAINAGE SUITE AUX TRAVAUX EN ARCHITECTURE.
- E- DRAIN INDIRECT DE L'ÉVAPORATEUR À RACCORDER AU DRAIN DE L'ÉVIER.
- F- INTERCEPTER LA COLONNE D'EAU CHAUDE DOMESTIQUE EXISTANTE AU PLAFOND DU NIVEAU 3. CIRCULER LA TUYAUTERIE DANS UNE OUVERTURE EXISTANTE DANS LA DALLE.
- G- RÉINSTALLER LA MACHINE À GLACE SUR TUYAUTERIE EXISTANTE SUITE AUX TRAVAUX EN ARCHITECTURE.
- H- TUYAUTERIE DE DRAINAGE SOUS-DALLE AU PLAFOND DU NIVEAU 3. À RACCORDER SUR LA TUYAUTERIE DE DRAINAGE EXISTANTE DANS LE PUIS. OUVERTURE DU PLAFOND DU NIVEAU 3 POUR EFFECTUER LE RACCORDEMENT DU DRAINAGE ET RAGRÉAGE. VOIR ARCHITECTURE.

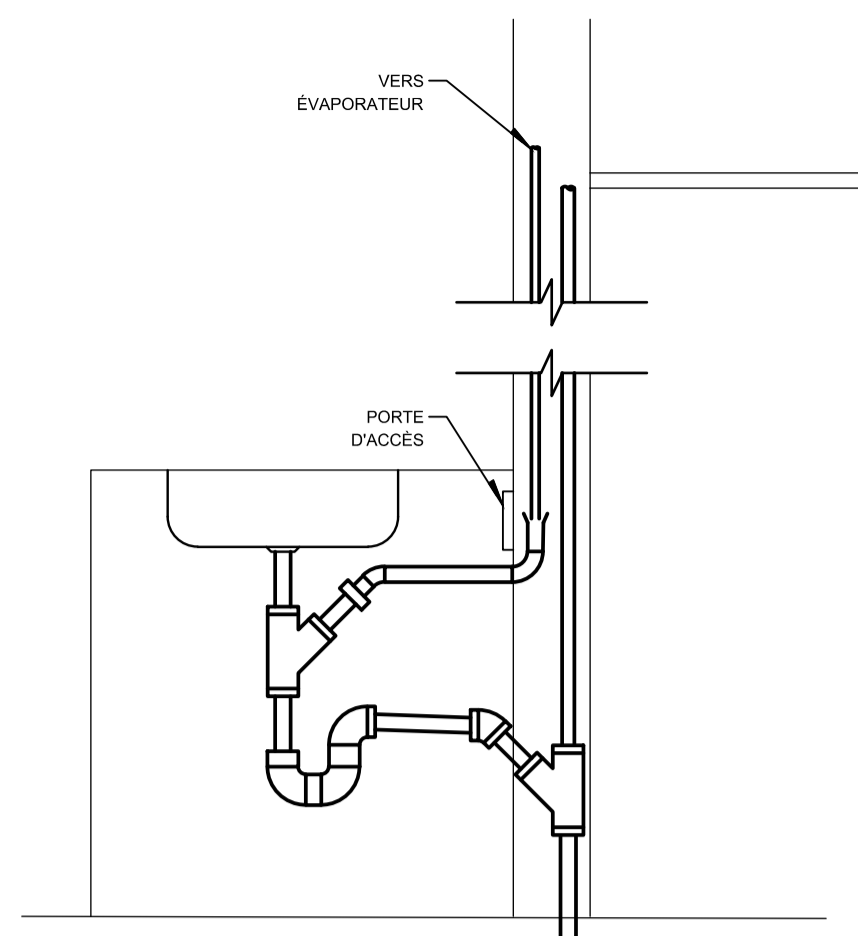


DRAINAGE INDIRECT - UNITÉ DE CLIMATISATION (ÉVAPORATEUR) SUR L'ÉVIER

1 DÉTAIL
ÉCHELLE: AUCUNE

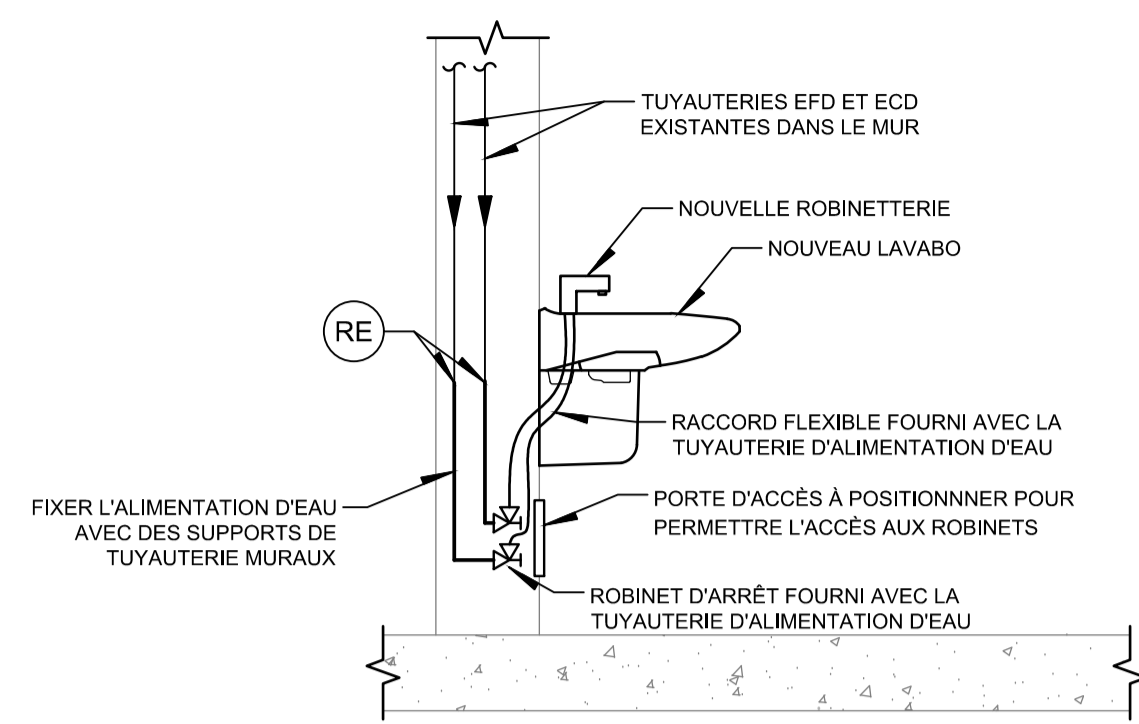


POSITIONNEMENT ROBINETS

2 DÉTAIL
ÉCHELLE: AUCUNE

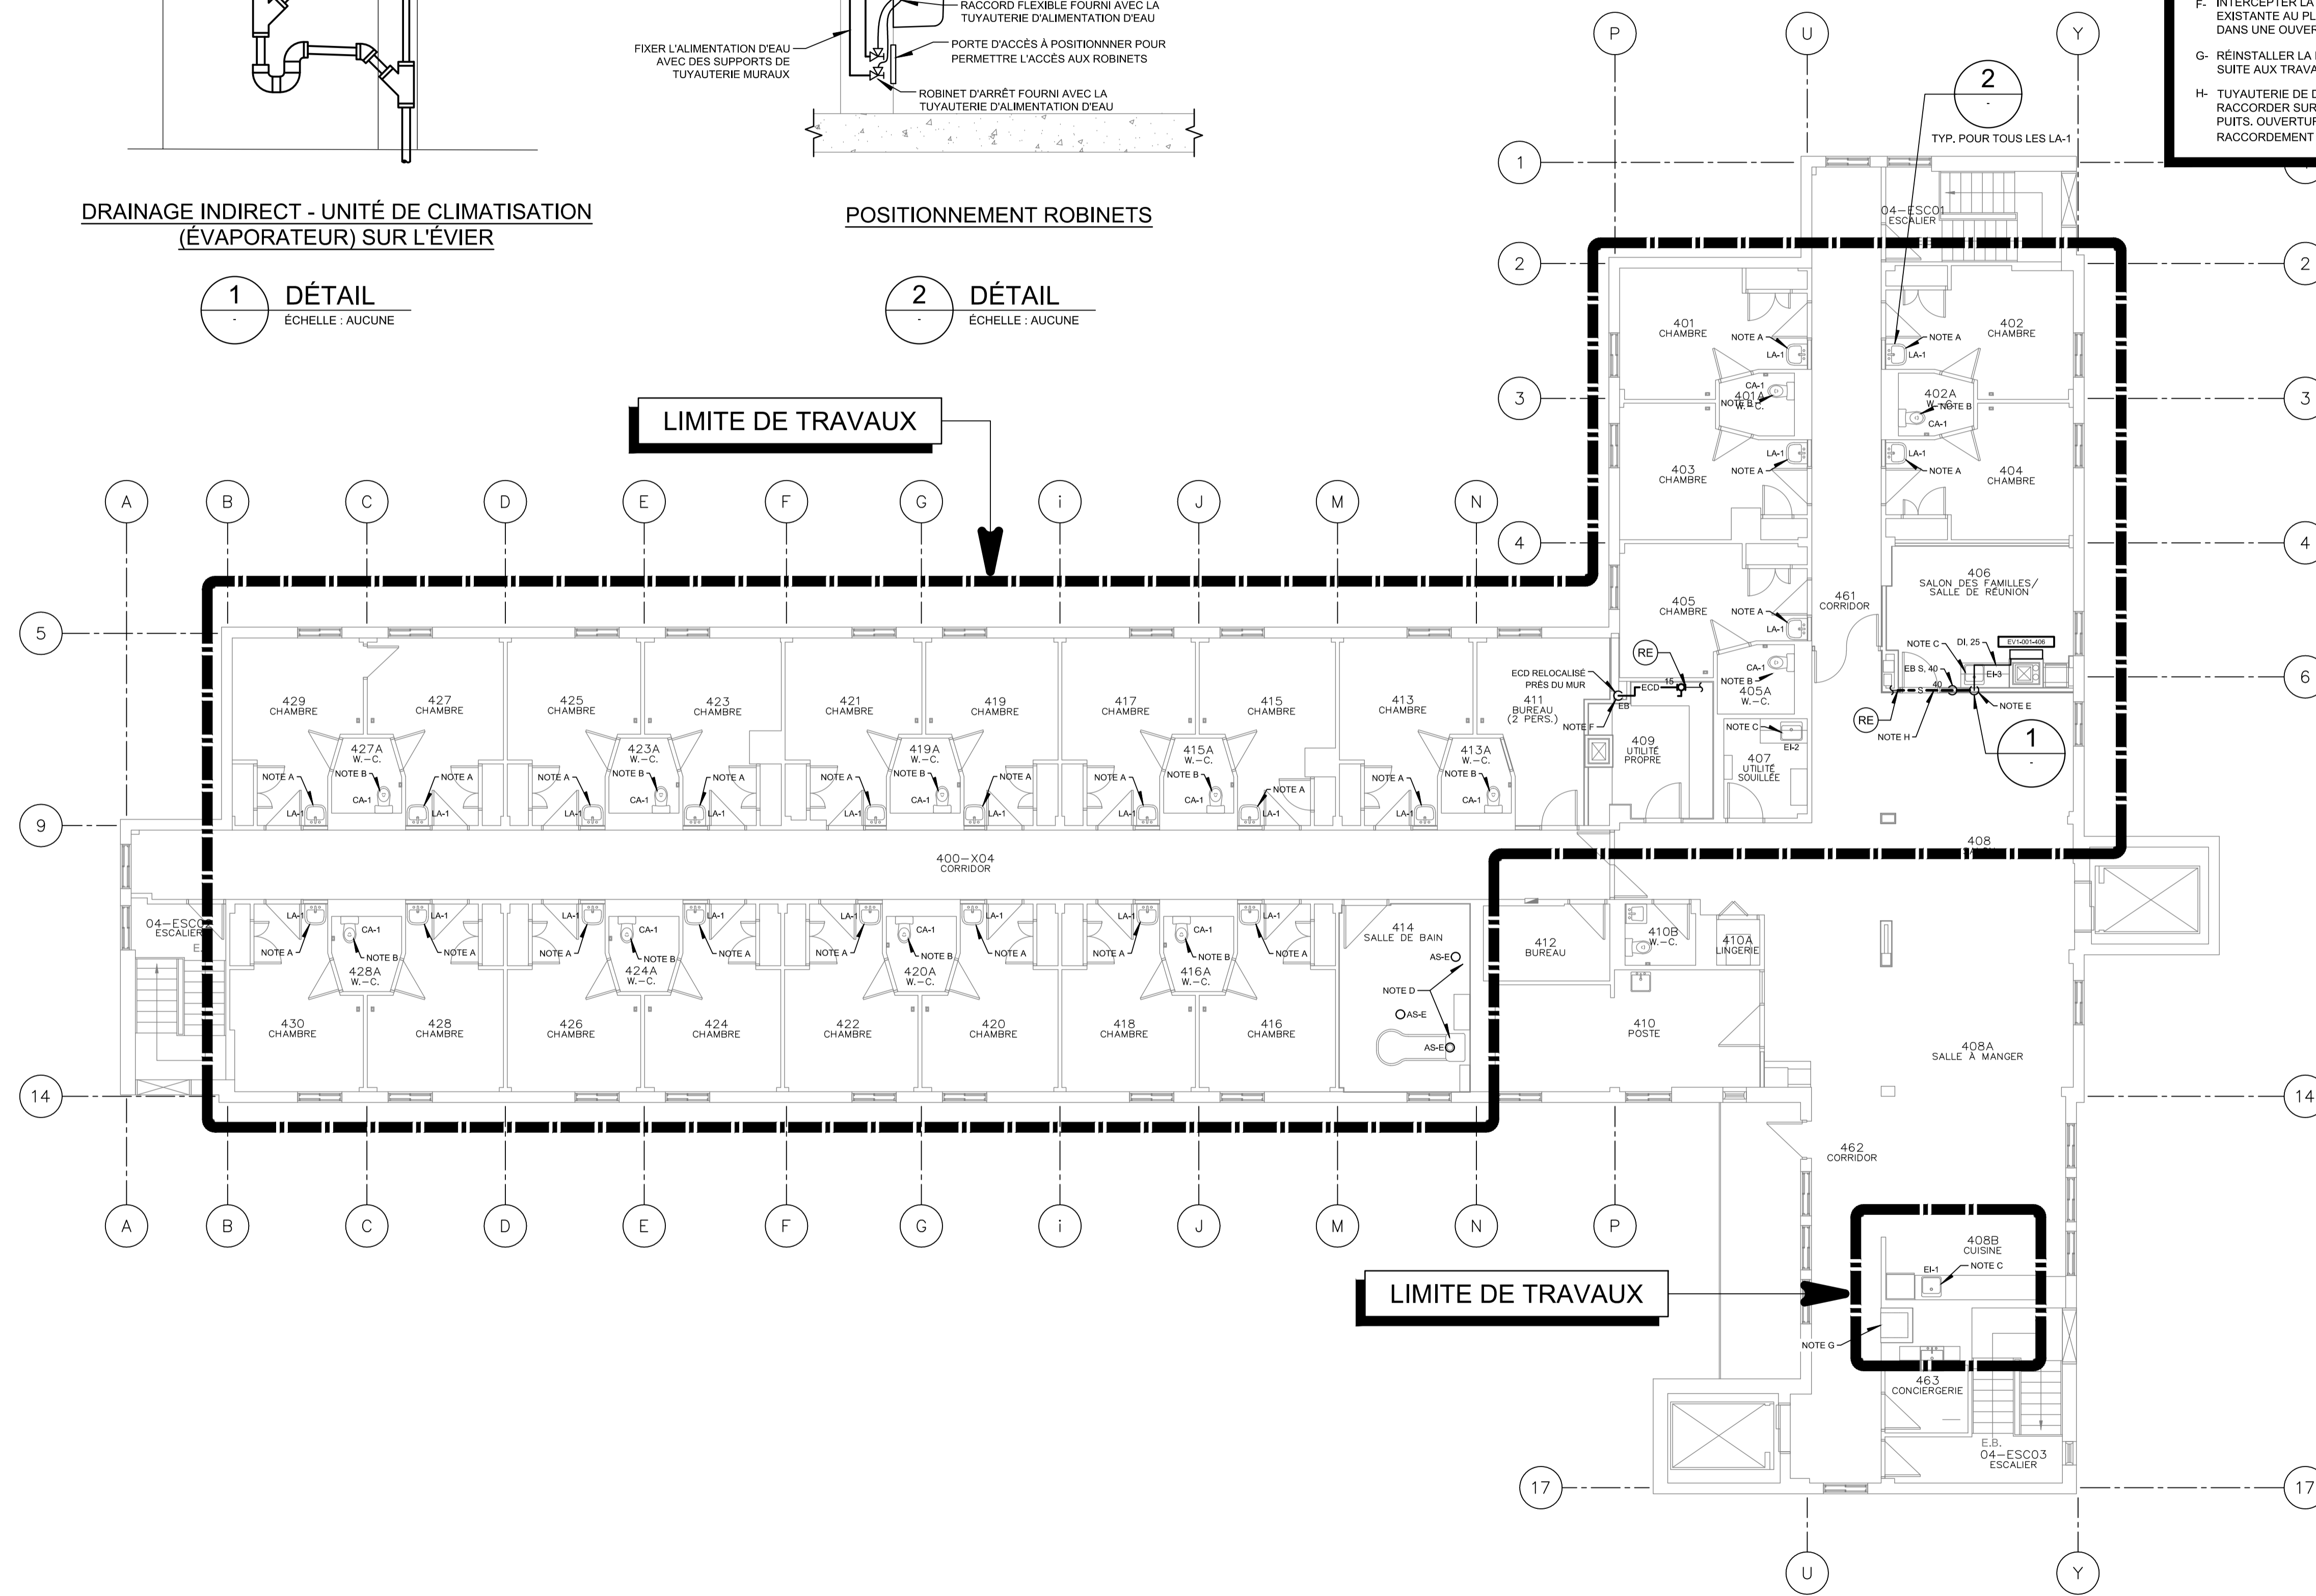

CE PLAN NE DOIT PAS ÊTRE UTILISÉ À DES FINS DE CONSTRUCTION OU D'INSTALLATION.

MODIFIÉ

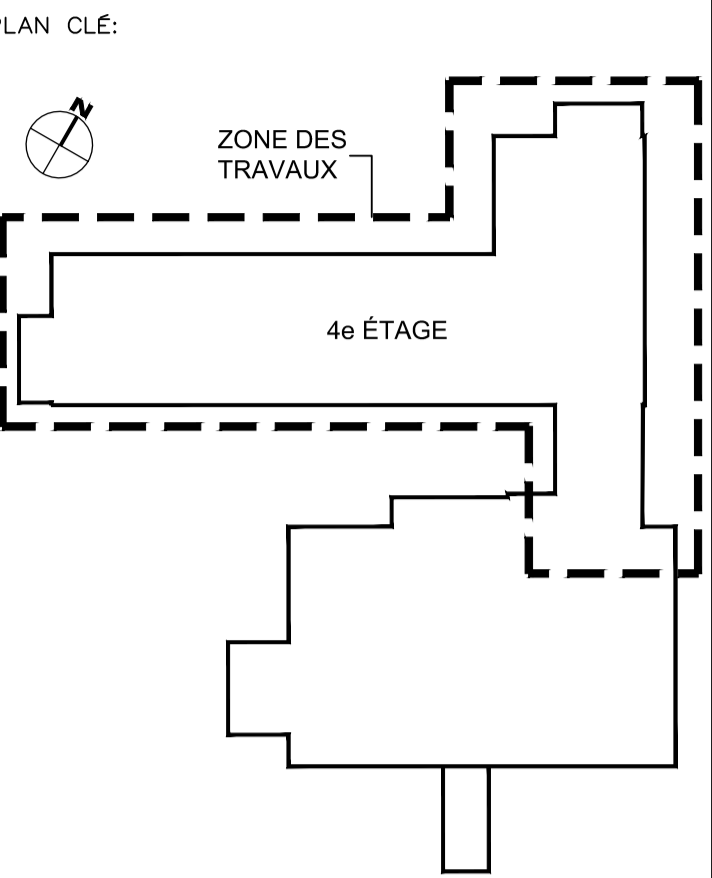

SCEAU:
 Erik L'Heureux, ing.
 2023-10-12

ARCHITECTE:
YWA
 YVES WOODROUGH ARCHITECTES INC.
 Cabinet boutique d'architecture institutionnelle
 216, rue Saint-Laurent, bureau 110 Saint-Eustache (Québec) J7P 4W6
 info@yveswoodrough.ca 456.472.8816

MÉCANIQUE / ÉLECTRIQUE:
PAGEAU MOREL
 www.pageaumorel.com
 Montréal

STRUCTURE:
DPHV

ÉMIS POUR:

NO.	DATE	DESCRIPTION
0	2023-10-12	POUR APPEL D'OFFRES
1		
2		
3		
4		
5		
6		
7		
8		
9		

RÉVISION:

NO.	REVISION

TITRE PROJET:
 RÉAMÉNAGEMENT ET RÉFECTION DE L'UNITÉ DE SOINS DU 4^e ÉTAGE
 CENTRE D'HÉBERGEMENT LA PINIÈRE
 4895 Rue St Joseph, Laval, QC H7C 1H6

TITRE DESSIN:
 VENTILATION NIVEAU 4

ÉCHELLE: 1:100


DESSINÉ PAR: RATR	VÉRIFIÉ PAR: PAGA	APPROUVÉ PAR: ELL
----------------------	----------------------	----------------------

NO PROJET (CLIENT/INTERNE): 2022-056 / 5398-001-000
 DATE: 2023-05-15
 NO FICHER: M006
 M006-MY-D-0401

M009
NBR FEUILLE

NOTE(S) GÉNÉRALE(S):
 1- N'ÉTANT PAS ACCESSIBLES, LES DIMENSIONS ET CHEMINEMENT DES GAINES EXISTANTES SONT MONTRÉS À TITRE INFORMATIF SEULEMENT ET PEUVENT DIVERGER DES INSTALLATIONS RÉELLES.


NOTE(S) SPÉCIFIQUE(S):
 A- GAINÉ VERTICALE À DÉMOLIR. OBTURER AU NIVEAU DU PLAFOND AU NIVEAU 3. LES PORTIONS DE GAINES VERTICALES RESTANTES AUX NIVEAUX 1 À 3 SERONT DÉMOLIES DANS LE CADRE DE PROJETS FUTURS.
 B- SONDE EXISTANTE À RELOCALISER.
 C- HOTTE EXISTANTE À DÉMOLIR. OBTURER LA GAINÉ JUSQU'AU PUIT. RAGRÉAGE, VOIR ARCHITECTURE.
 D- GRILLE EXISTANTE À DÉMOLIR.
 E- GRILLE DE TRANSFERT EXISTANTE AU DESSUS DE LA PORTE À DÉMOLIR. VOIR ARCHITECTURE POUR RAGRÉAGE.
 F- GAINÉ VERTICALE À DÉMOLIR. OBTURER AU NIVEAU DU PLANCHER DU NIVEAU 4.

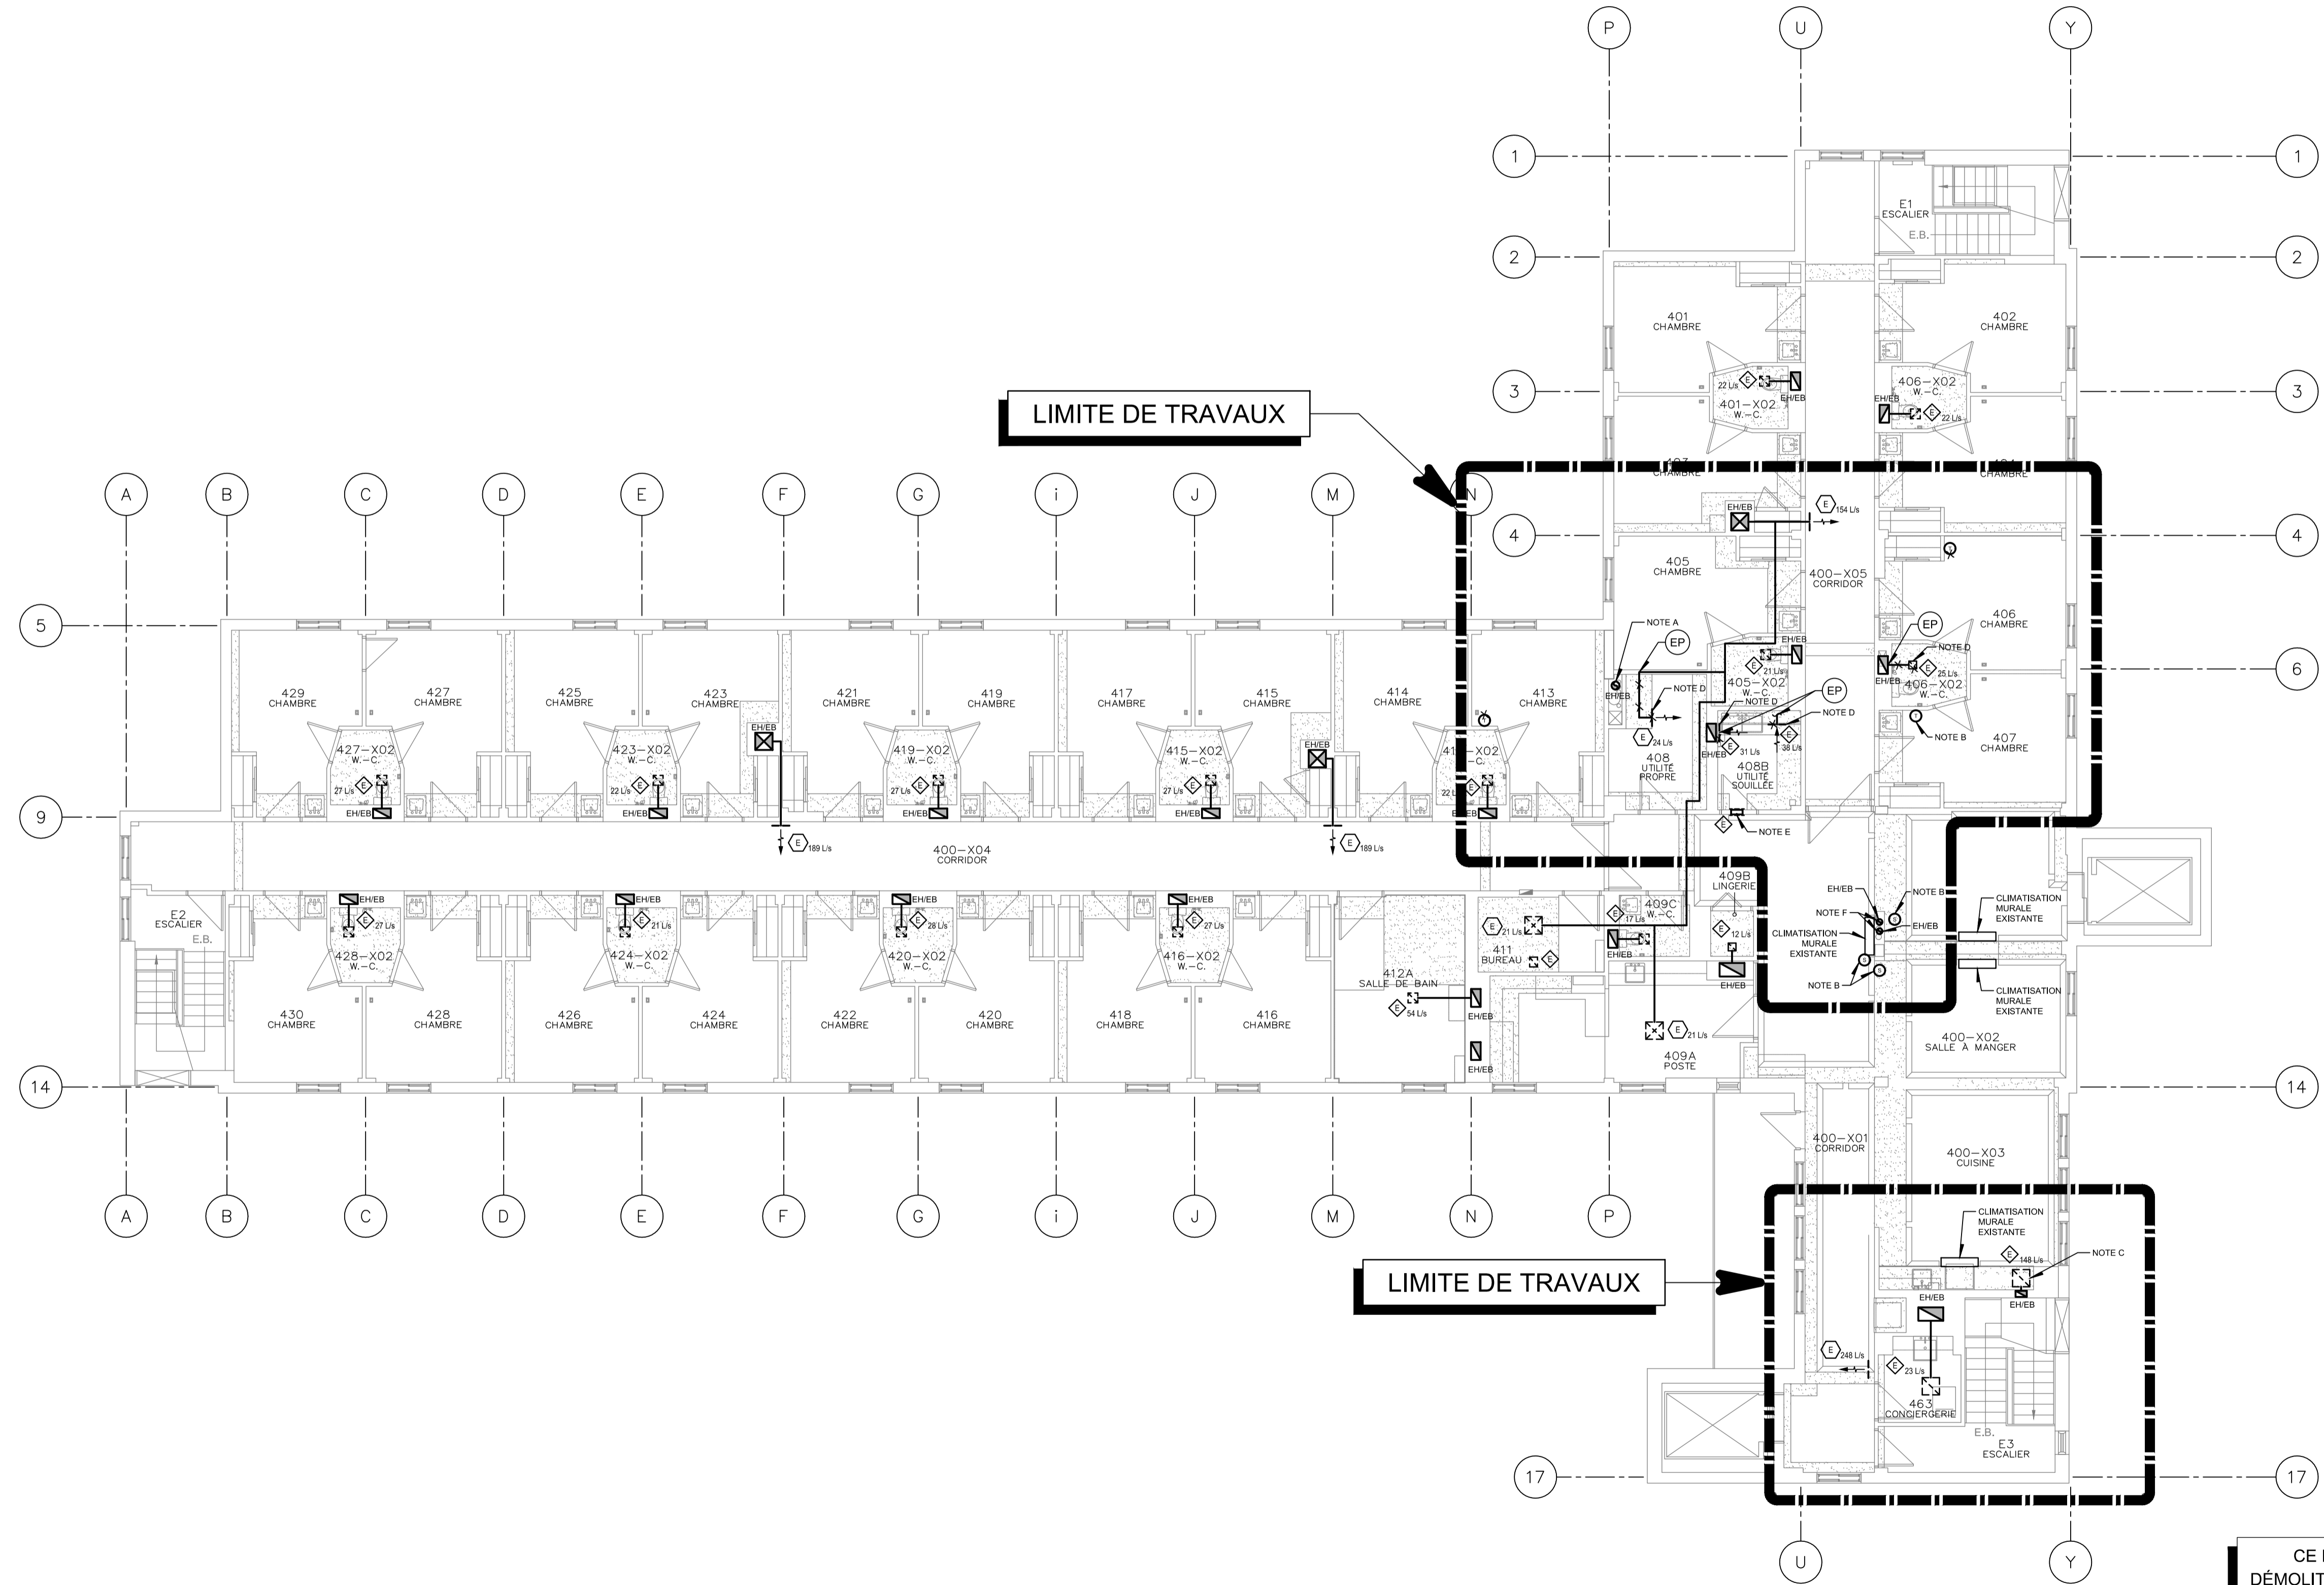

CE PLAN EST ÉMIS POUR FINS DE DÉMOLITION. IL CONSTITUE UN INVENTAIRE DES INSTALLATIONS PRINCIPALES EXISTANTES, GÉNÉRALEMENT VÉRIFIÉES EN RAPPORT AVEC LES MODIFICATIONS MONTRÉES SUR LA VERSION "MODIFIÉ" DE CE PLAN ET DONT LES CONDITIONS RÉELLES DOIVENT ÊTRE CONSTATÉES SUR PLACE PAR L'ENTREPRENEUR.

DÉMOLITION

NOTE(S) SPÉCIFIQUE(S):
 A- BALANCER SELON LE NOUVEAU DÉBIT D'AIR.
 B- SONDE RELOCALISÉE.
 C- INSTALLER LA GAINE JUSQU'AU NIVEAU DE LA DALLE DE PLANCHER DU NIVEAU 4, POUR RACCORDEMENT FUTUR DES PROJETS DES NIVEAUX INFÉRIEURS.

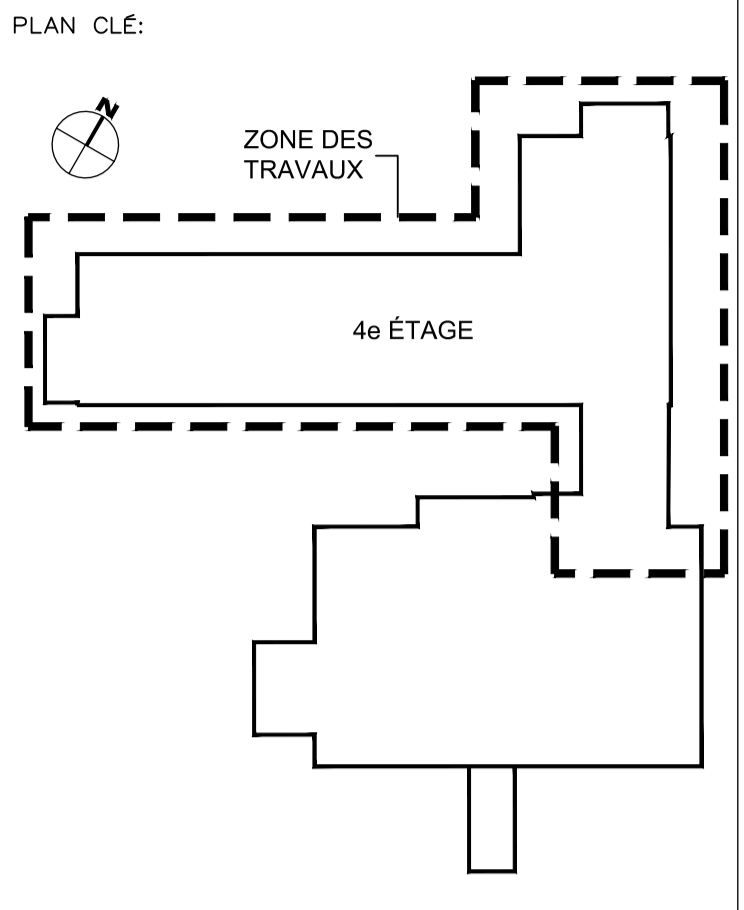

SCEAU:

Yves Woodrough, ing.
2023-10-12

ARCHITECTE:

YWA
 YVES WOODROUGH ARCHITECTES INC.
 Cabinet boutique d'architecture institutionnelle
 216, rue Saint-Laurent, bureau 110 Saint-Eustache (Québec) J7F 4W6
 456.472.8816

MÉCANIQUE / ÉLECTRIQUE:

PAGEAU MOREL
 www.pageaumorel.com
 Montréal

STRUCTURE:

DPHV

ÉMIS POUR:

NO.	DATE	DESCRIPTION
0	2023-10-12	POUR APPEL D'OFFRES
1		
2		
3		
4		
5		
6		
7		
8		
9		

RÉVISION:

NO.	RÉVISION

TITRE PROJET:
 RÉAMÉNAGEMENT ET RÉFECTION DE L'UNITÉ DE SOINS DU 4e ÉTAGE
 CENTRE D'HÉBERGEMENT LA PINIÈRE
 4895 Rue St Joseph, Laval, QC H7C 1H6

TITRE DESSIN:
 VENTILATION NIVEAU 4


ÉCHELLE: 1:100

DESSINÉ PAR:	VÉRIFIÉ PAR:	APPROUVÉ PAR:
RATR	PAGA	ELL


NO PROJET (CLIENT/INTERNE): 2022-056 / 5398-001-000
 DATE: 2023-05-15
 NO FICHER: M007
 M007-MY-M-0401

CE PLAN NE DOIT PAS ÊTRE UTILISÉ À DES FINS DE CONSTRUCTION OU D'INSTALLATION.

MODIFIÉ

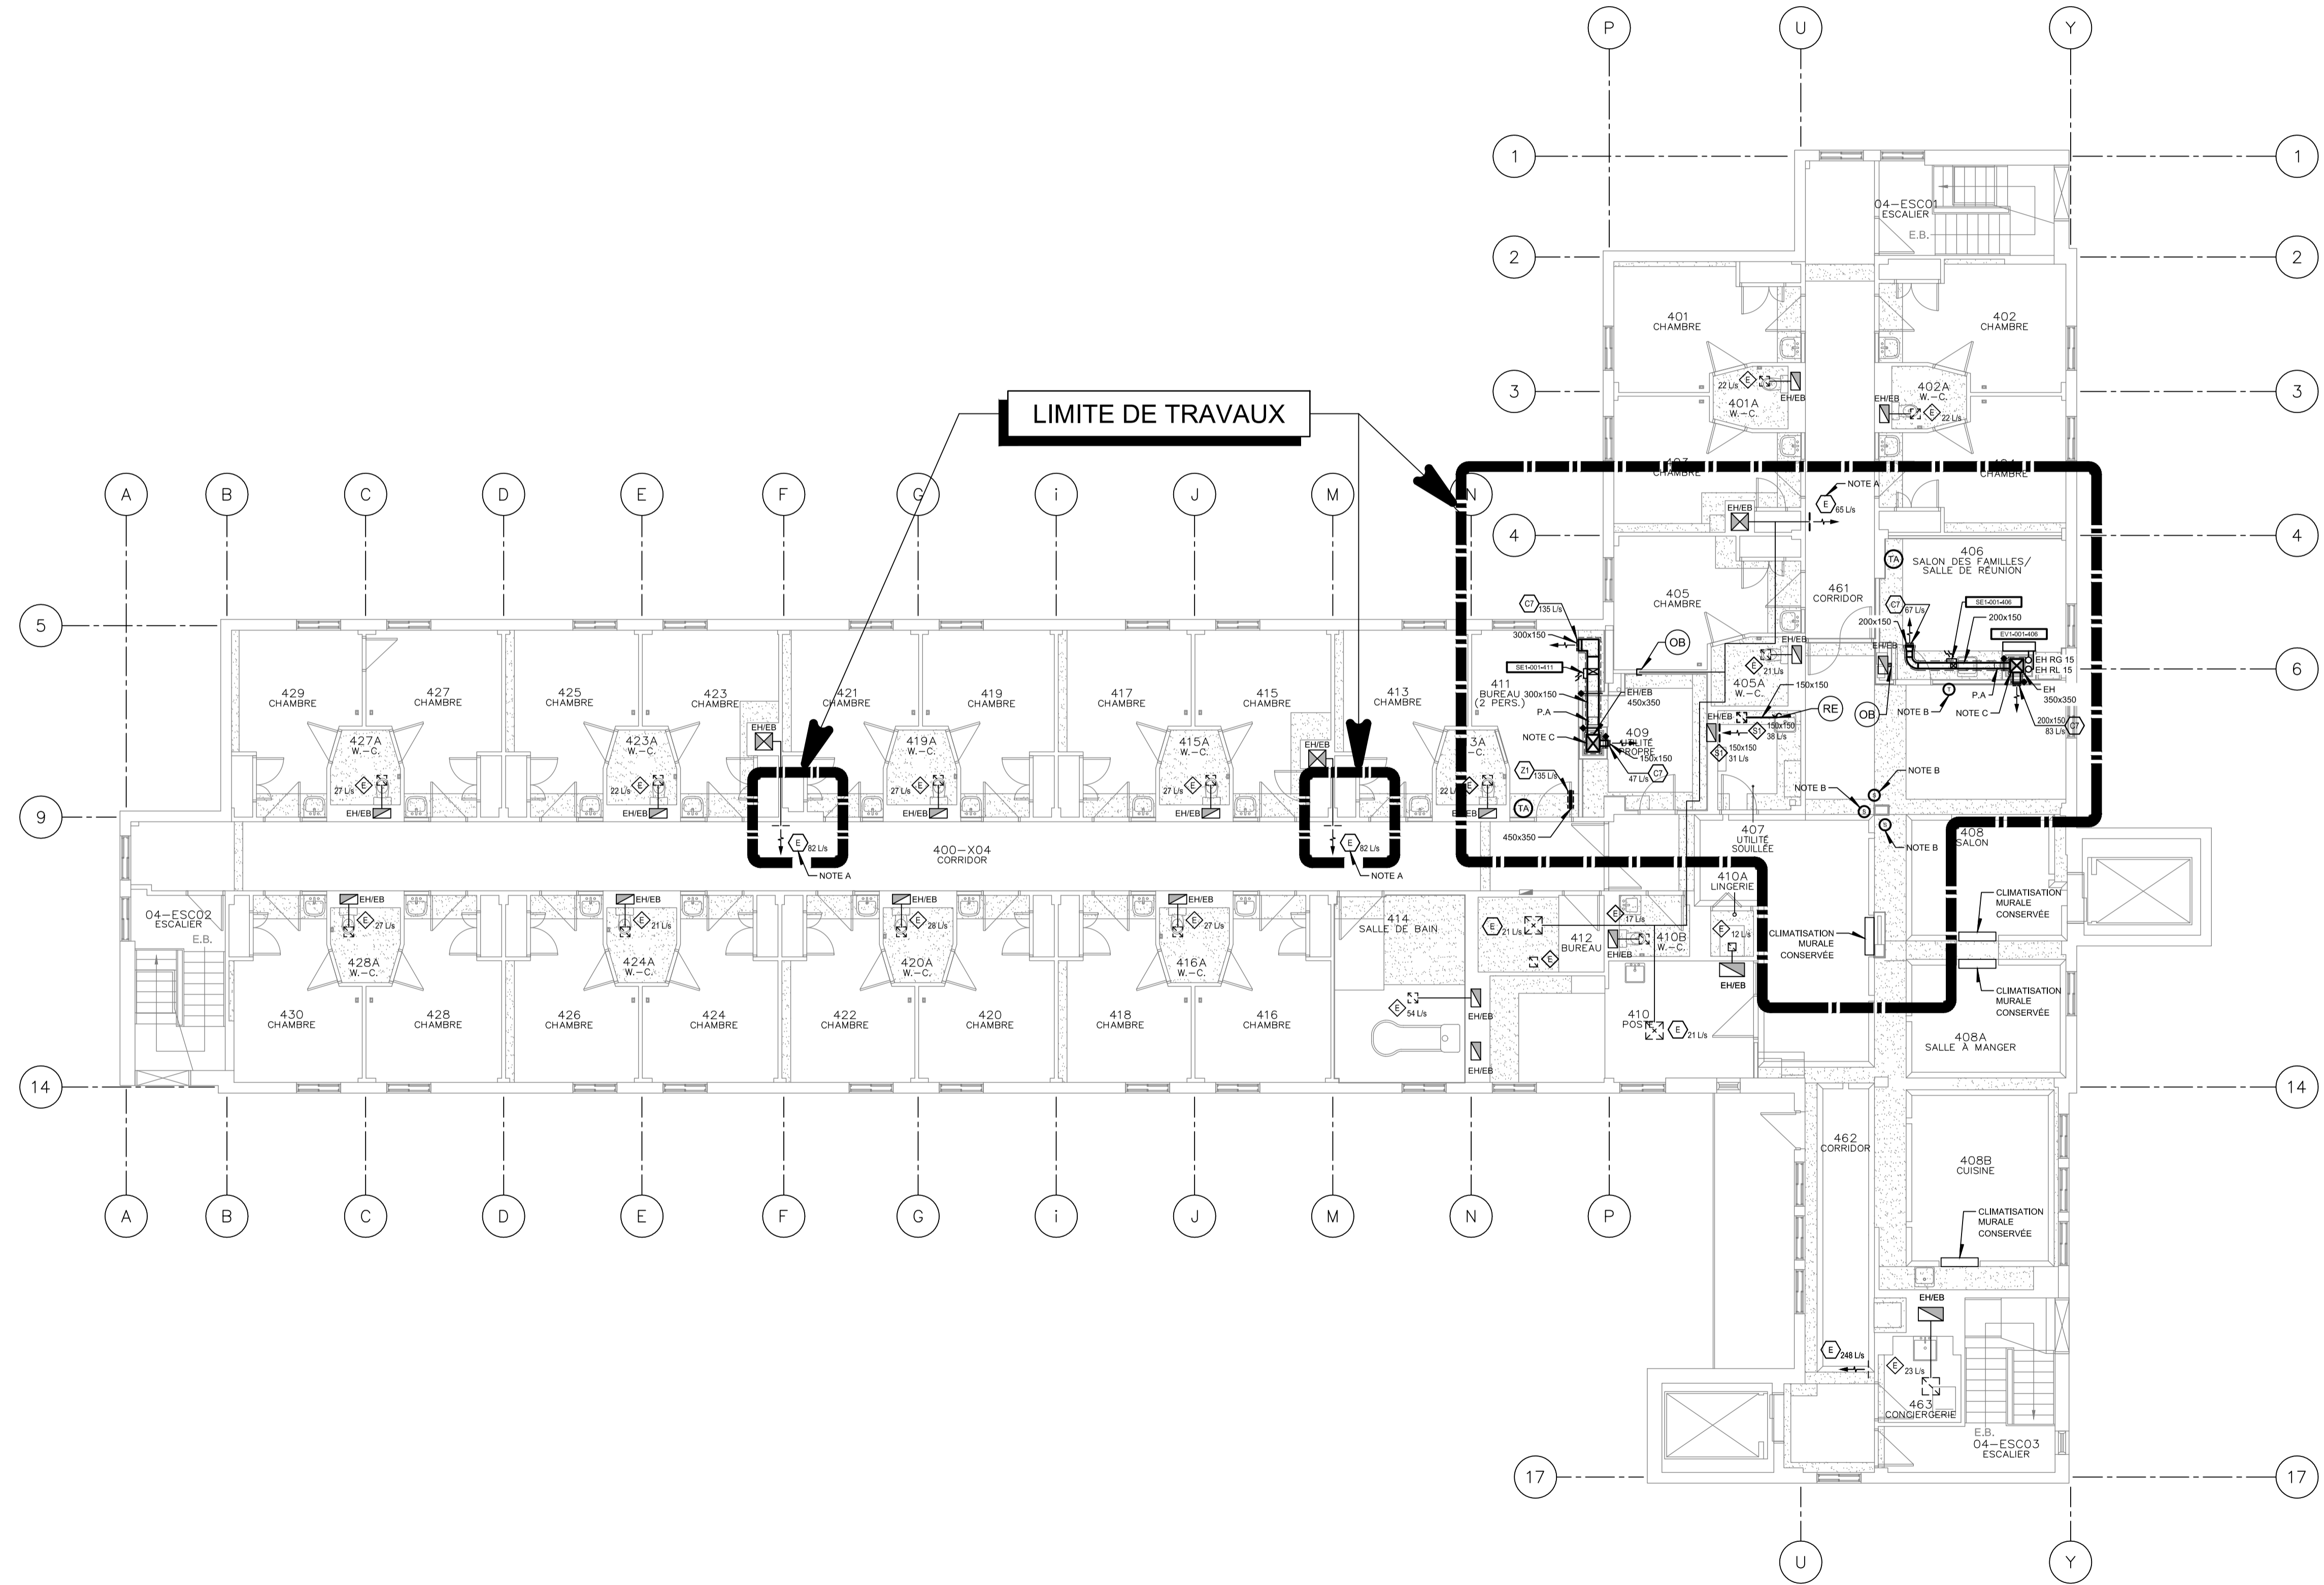

NOTE(S) SPÉCIFIQUE(S):
 A- TRAVAUX CORRECTIFS D'INFILTRATION D'EAU EFFECTUÉS EN ARCHITECTURE. ENLEVER ISOLANT EXISTANT SUR LES HUIT (8) TUYAUX DE RÉFRIGÉRANT DE 15 mm DE DIAMÈTRE SUR UNE LONGUEUR DE 1,5 MÈTRE PAR TUYAU.

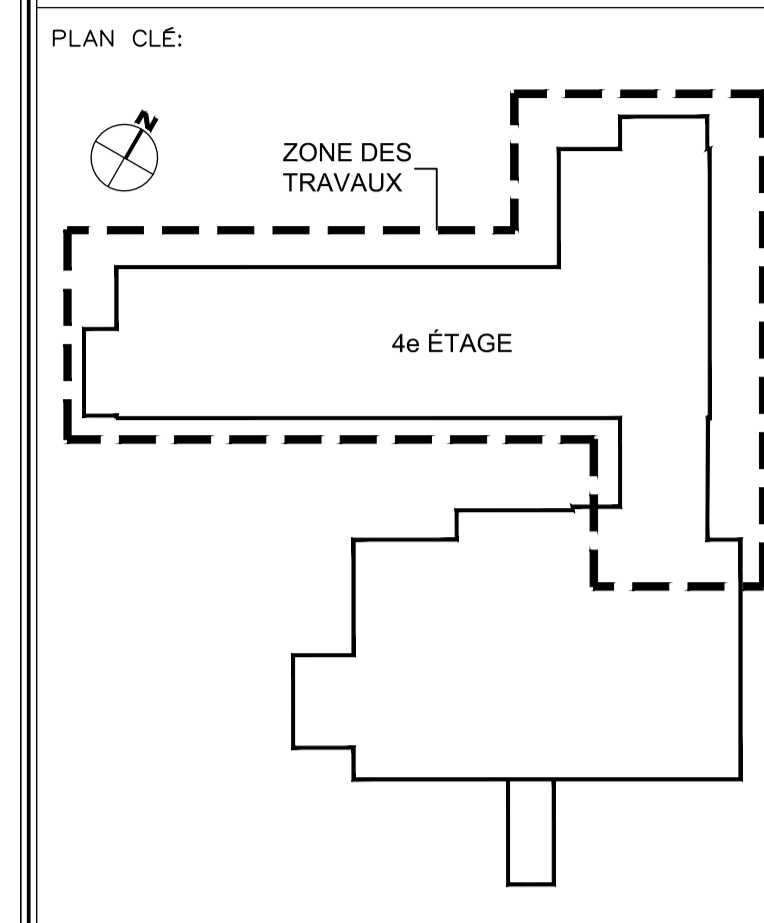

SCEAU:

 Yves Woodrough, ing.
 2023-10-12

ARCHITECTE:

YWA
 YVES WOODROUGH ARCHITECTES INC.
 Cabinet boutique d'architecture institutionnelle
 216, rue Saint-Laurent, bureau 110 Saint-Eustache (Québec) J7F 4W6
 456.472.8816

MÉCANIQUE / ÉLECTRIQUE:

PAGEAU MOREL
 www.pageaumorel.com
 Montréal

STRUCTURE:

DPHV

ÉMIS POUR:

NO.	DATE	DESCRIPTION
0	2023-10-12	POUR APPEL D'OFFRES
1		
2		
3		
4		
5		
6		
7		
8		
9		


RÉVISION:

NO.	RÉVISION

TITRE PROJET:
 RÉAMÉNAGEMENT ET RÉFECTION DE L'UNITÉ DE SOINS DU 4e ÉTAGE
 CENTRE D'HÉBERGEMENT LA PINIÈRE
 4895 Rue St Joseph, Laval, QC H7C 1H6


TITRE DESSIN:
 MULTIDISCIPLINAIRE TOIT

ÉCHELLE: 1:100		
DESSINÉ PAR: RATR	VÉRIFIÉ PAR: PAGA	APPROUVÉ PAR: ELL
NO PROJET (CLIENT/INTERNE): 2022-056 / 5398-001-000		NO.:
DATE: 2023-05-15		M008
NO FICHIER: M008-MM-D-T001		M009 NBR FEUILLE

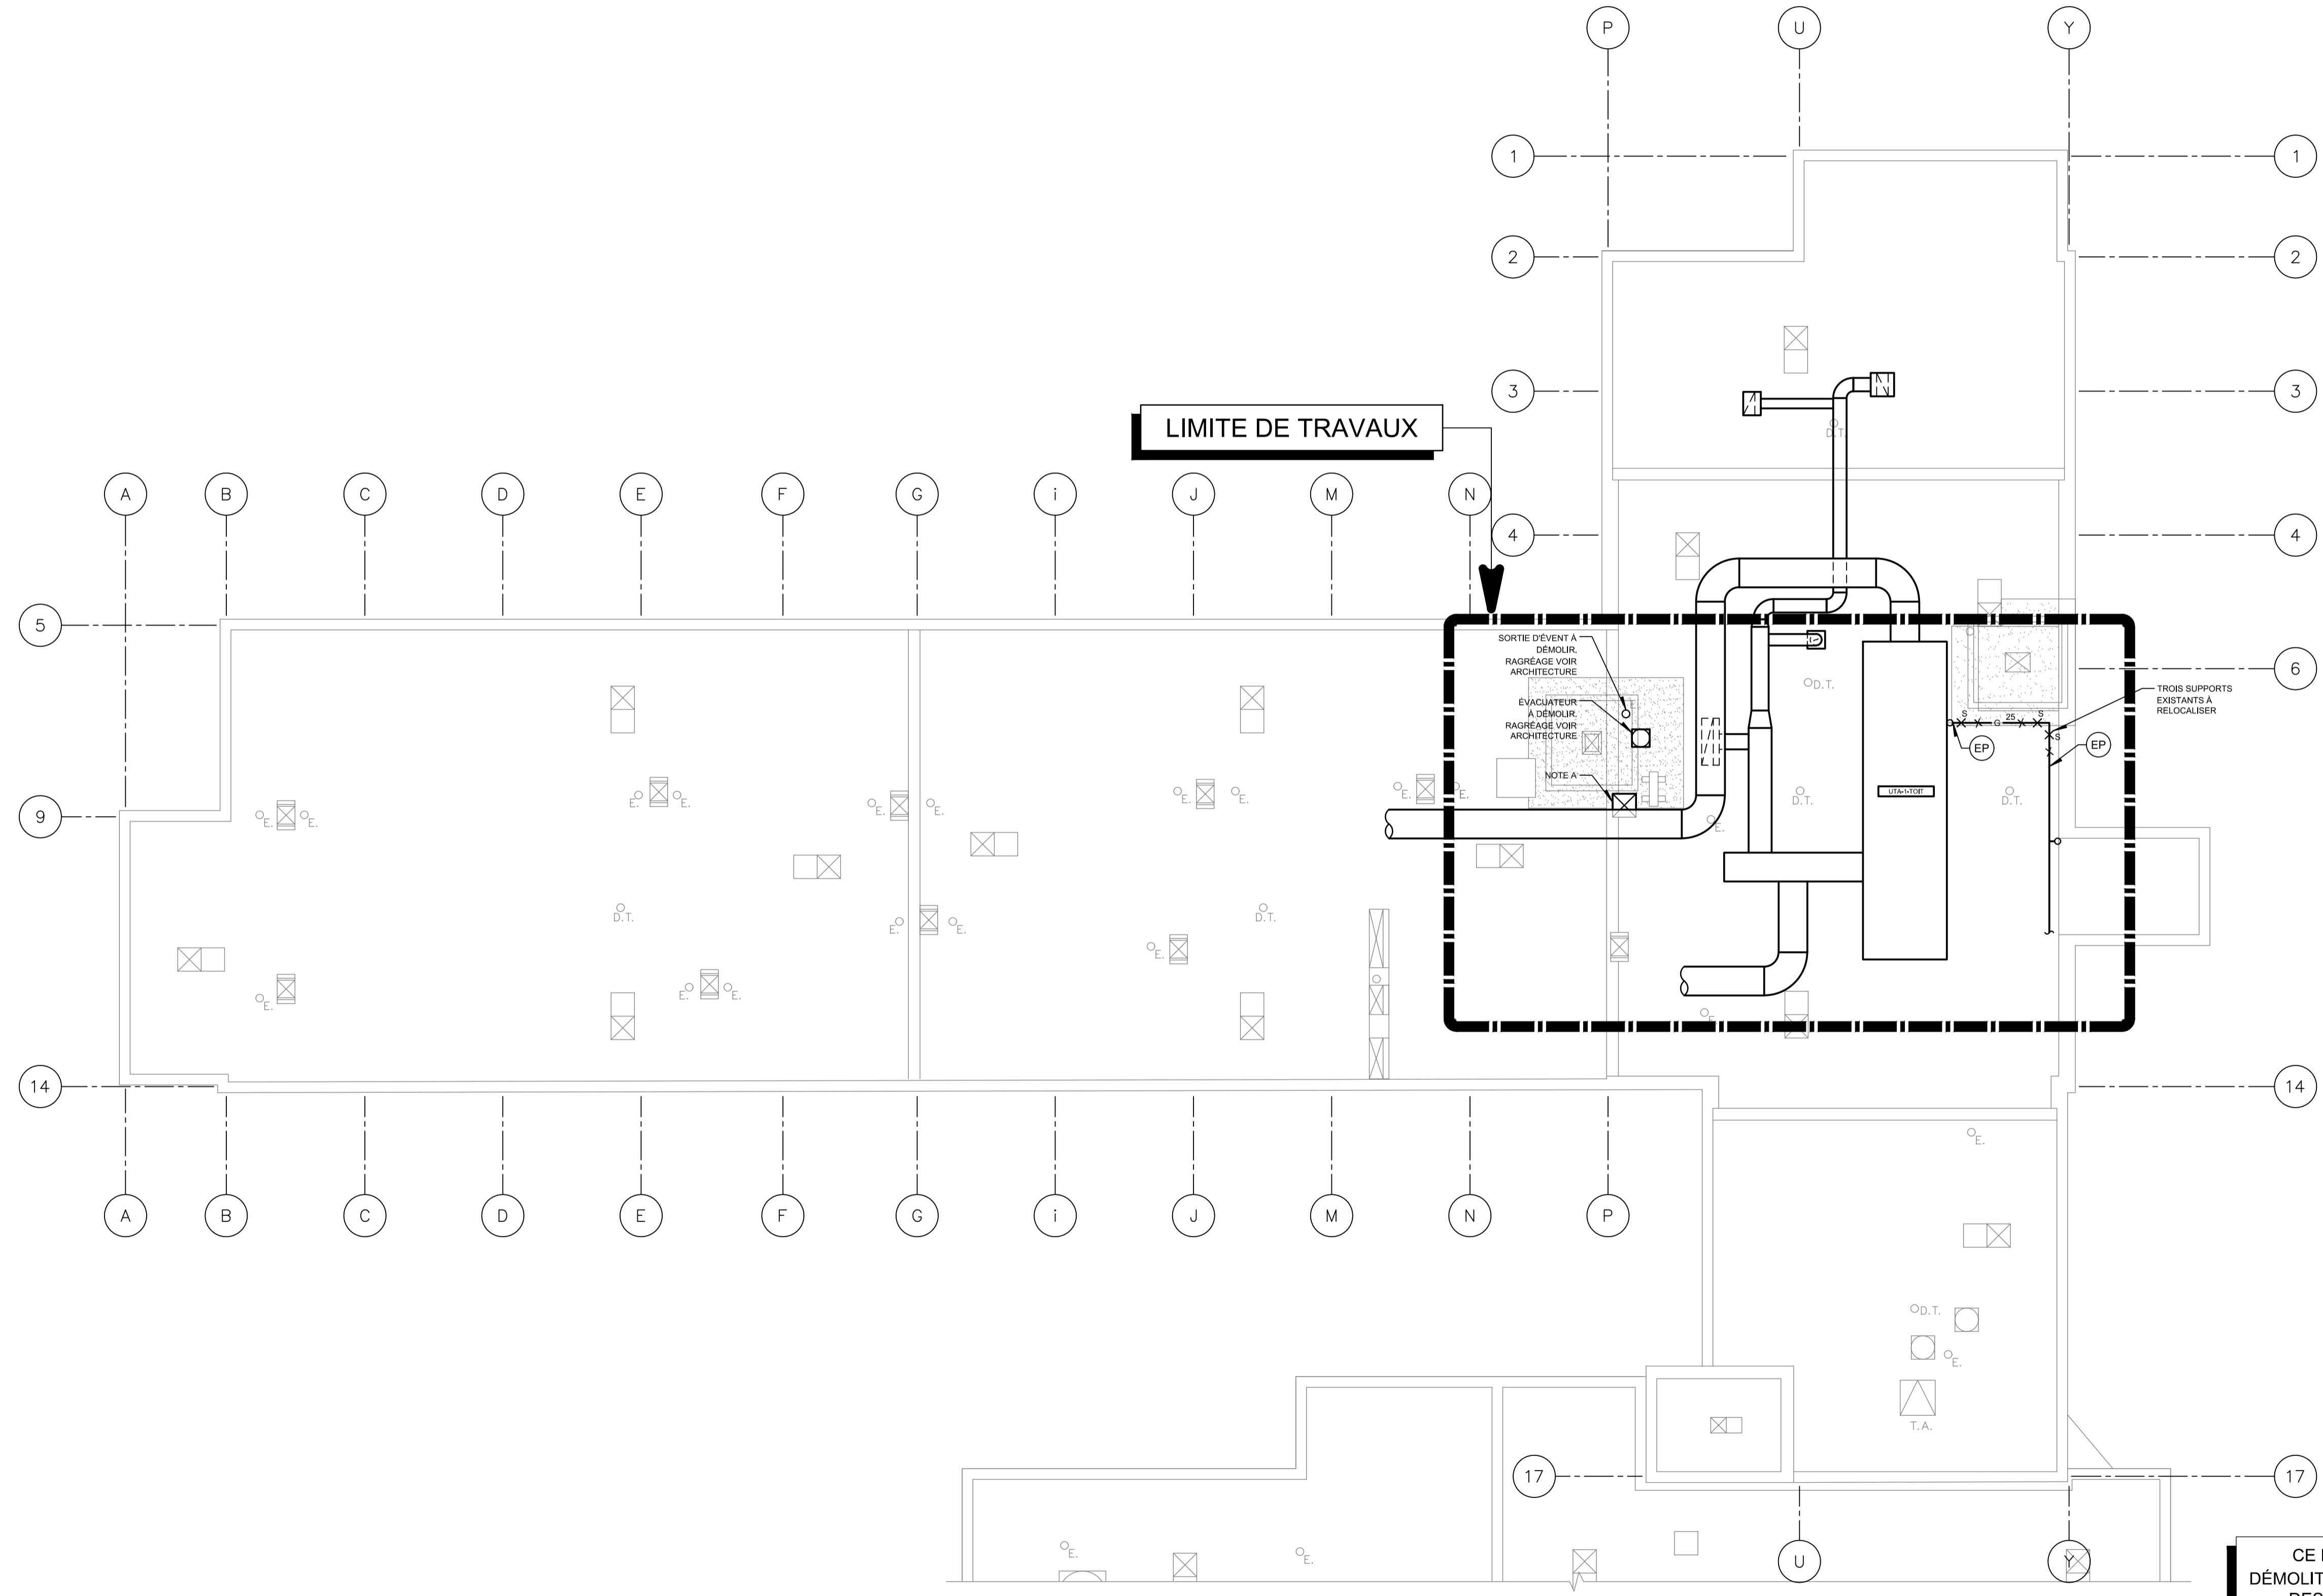


CE PLAN EST ÉMIS POUR FINS DE DÉMOLITION. IL CONSTITUE UN INVENTAIRE DES INSTALLATIONS PRINCIPALES EXISTANTES, GÉNÉRALEMENT VÉRIFIÉES EN RAPPORT AVEC LES MODIFICATIONS MONTRÉES SUR LA VERSION "MODIFIÉ" DE CE PLAN ET DONT LES CONDITIONS RÉELLES DOIVENT ÊTRE CONSTATÉES SUR PLACE PAR L'ENTREPRENEUR.

DÉMOLITION

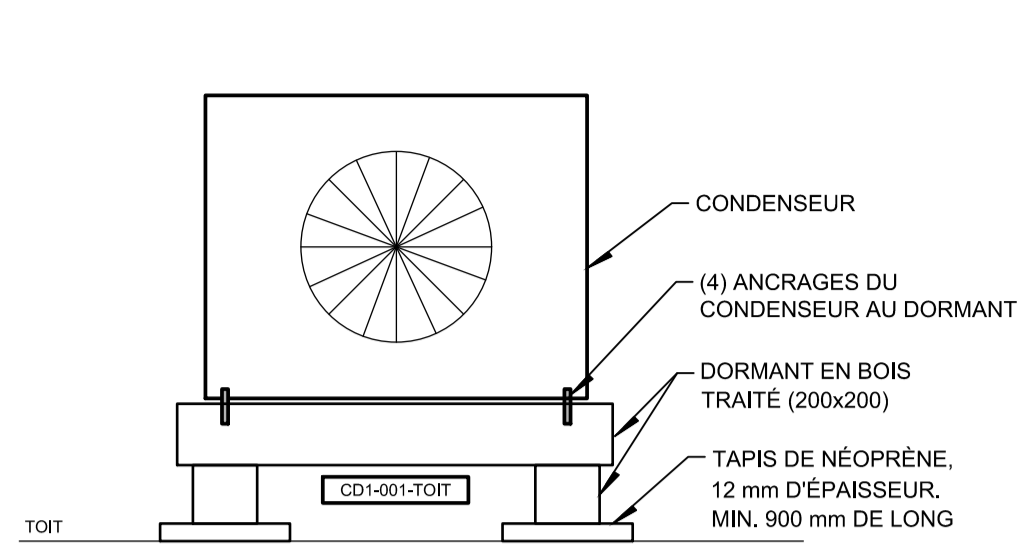

INSTALLATION DE LA BASE D'UN CONDENSEUR AU TOIT


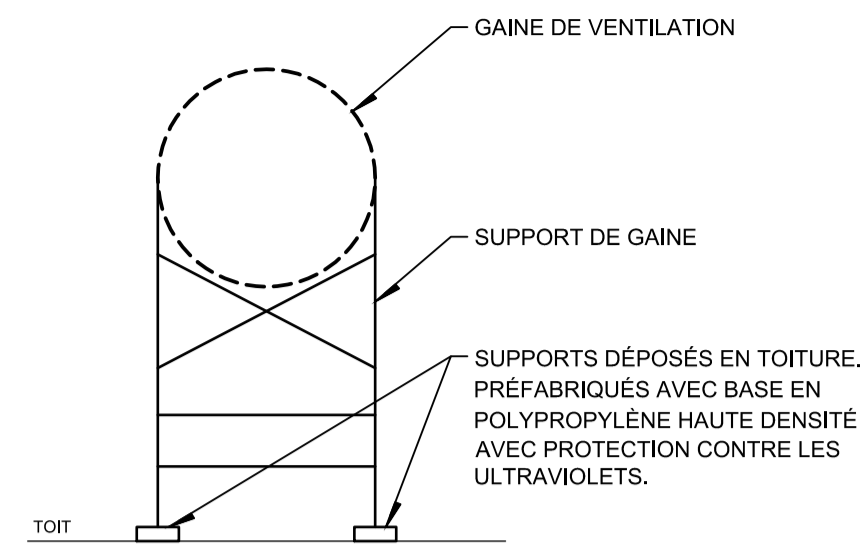


SUPPORTS DÉPOSÉS EN TOITURE POUR UNE GAINÉ DE VENTILATION



PHOTO 1

NOTE(S) SPÉCIFIQUE(S):
 A- NOUVEL ISOLANT À INSTALLER SUR LES HUIT (8) TUYAUX DE RÉFRIGÉRANT DE 15 mm DE DIAMÈTRE SUR UNE LONGUEUR DE 1.5 MÈTRE PAR TUYAU.
 B- COORDONNER LE CHEMINEMENT DE LA NOUVELLE TUYAUTÉRIE DE GAZ NATUREL EN FONCTION DES TRAVAUX DE RENFORCEMENT DE LA NOUVELLE OUVERTURE EN STRUCTURE.

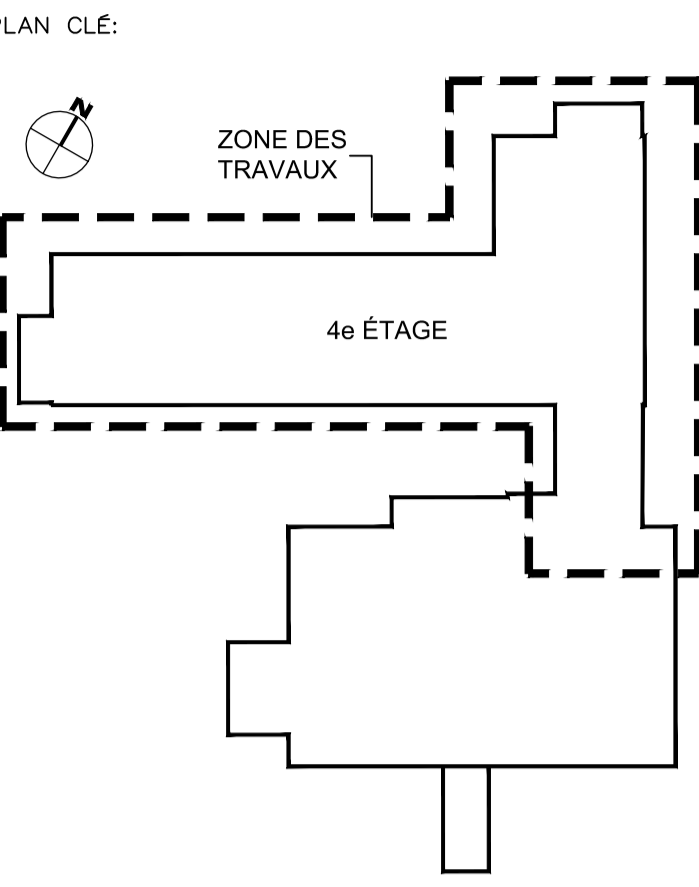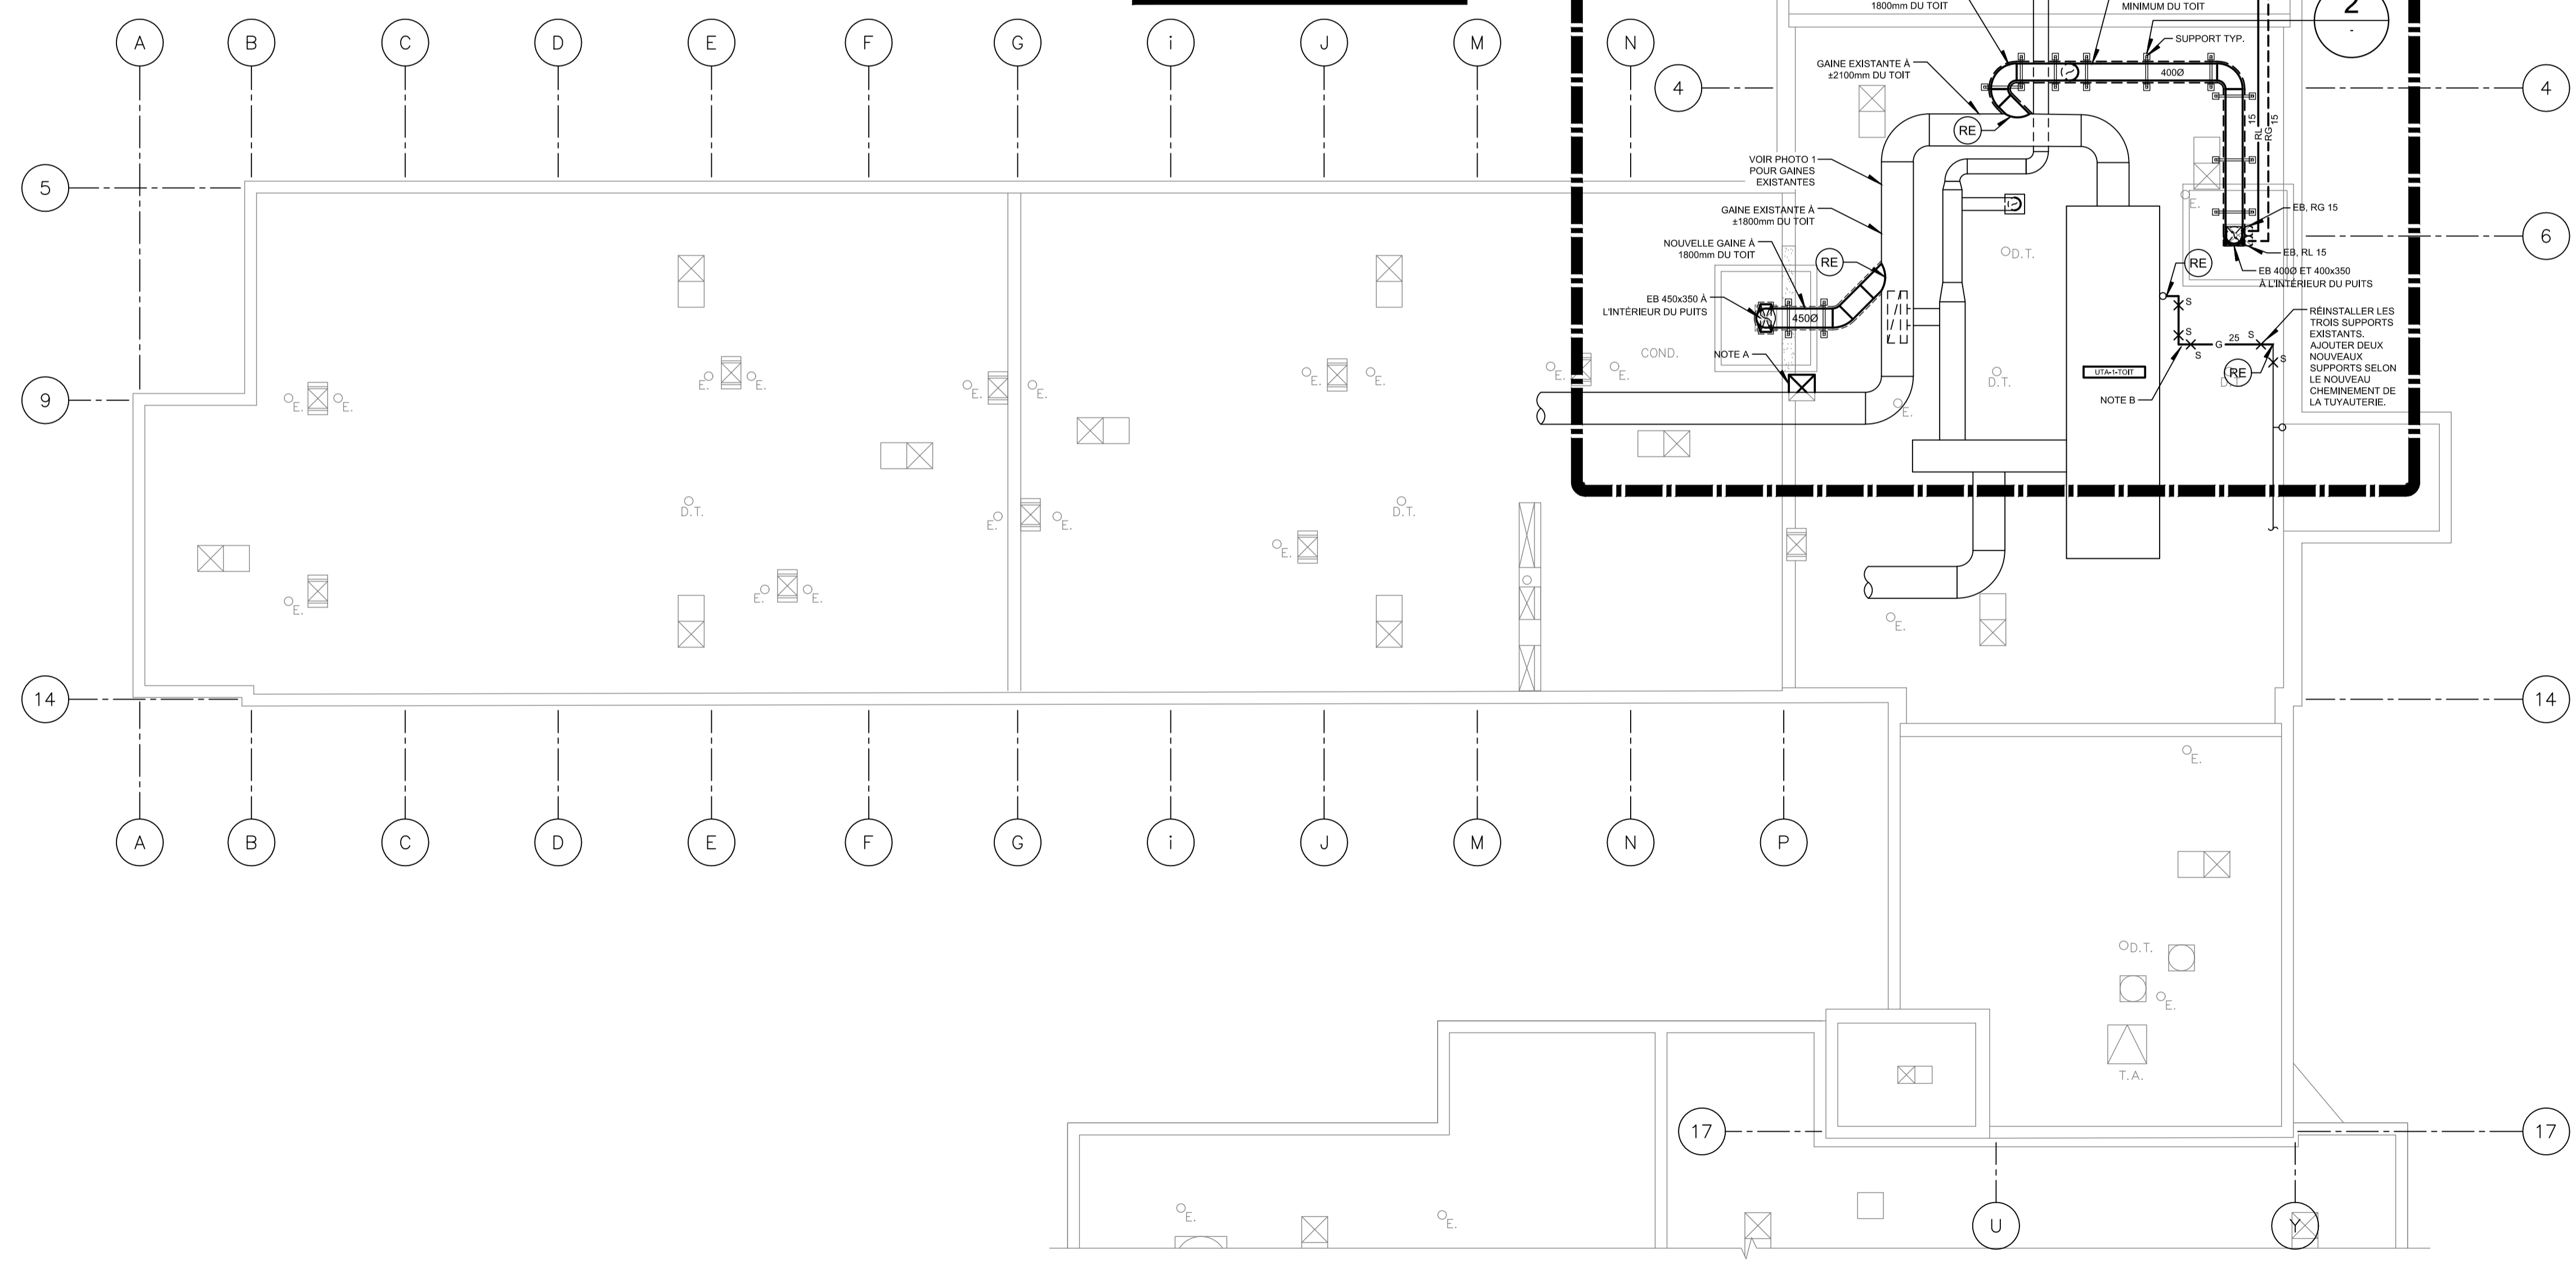

SCEAU:

 2023-10-12

ARCHITECTE:
YWA
 YVES WOODROUGH ARCHITECTES INC.
 Cabinet boutique d'architecture institutionnelle
 216, rue Saint-Laurent, bureau 110 Saint-Eustache (Québec) J7F 4K6
 456-67-8818

MÉCANIQUE / ÉLECTRIQUE:
PAGEAU MOREL
 www.pageaumorel.com
 Montréal

STRUCTURE:

ÉMIS POUR:

NO.	DATE	DESCRIPTION
0	2023-10-12	POUR APPEL D'OFFRES
1		
2		
3		
4		
5		
6		
7		
8		
9		

RÉVISION:

NO.	RÉVISION

TITRE PROJET:
 RÉAMÉNAGEMENT ET RÉFECTION DE L'UNITÉ DE SOINS DU 4e ÉTAGE
 CENTRE D'HÉBERGEMENT LA PINIÈRE
 4895 Rue St Joseph, Laval, QC H7C 1H6

TITRE DESSIN:
 MULTIDISCIPLINAIRE TOIT

ÉCHELLE: 1:100

DESSINÉ PAR: RATR	VÉRIFIÉ PAR: PAGA	APPROUVÉ PAR: ELL
NO PROJET (CLIENT/INTERNE): 2022-056 / 5398-001-000	DATE: 2023-05-15	NO: M009
NO FICHER: M009-MM-M-T001		M009 NBR FEUILLE

CE PLAN NE DOIT PAS ÊTRE UTILISÉ À DES FINS DE CONSTRUCTION OU D'INSTALLATION.

MODIFIÉ